


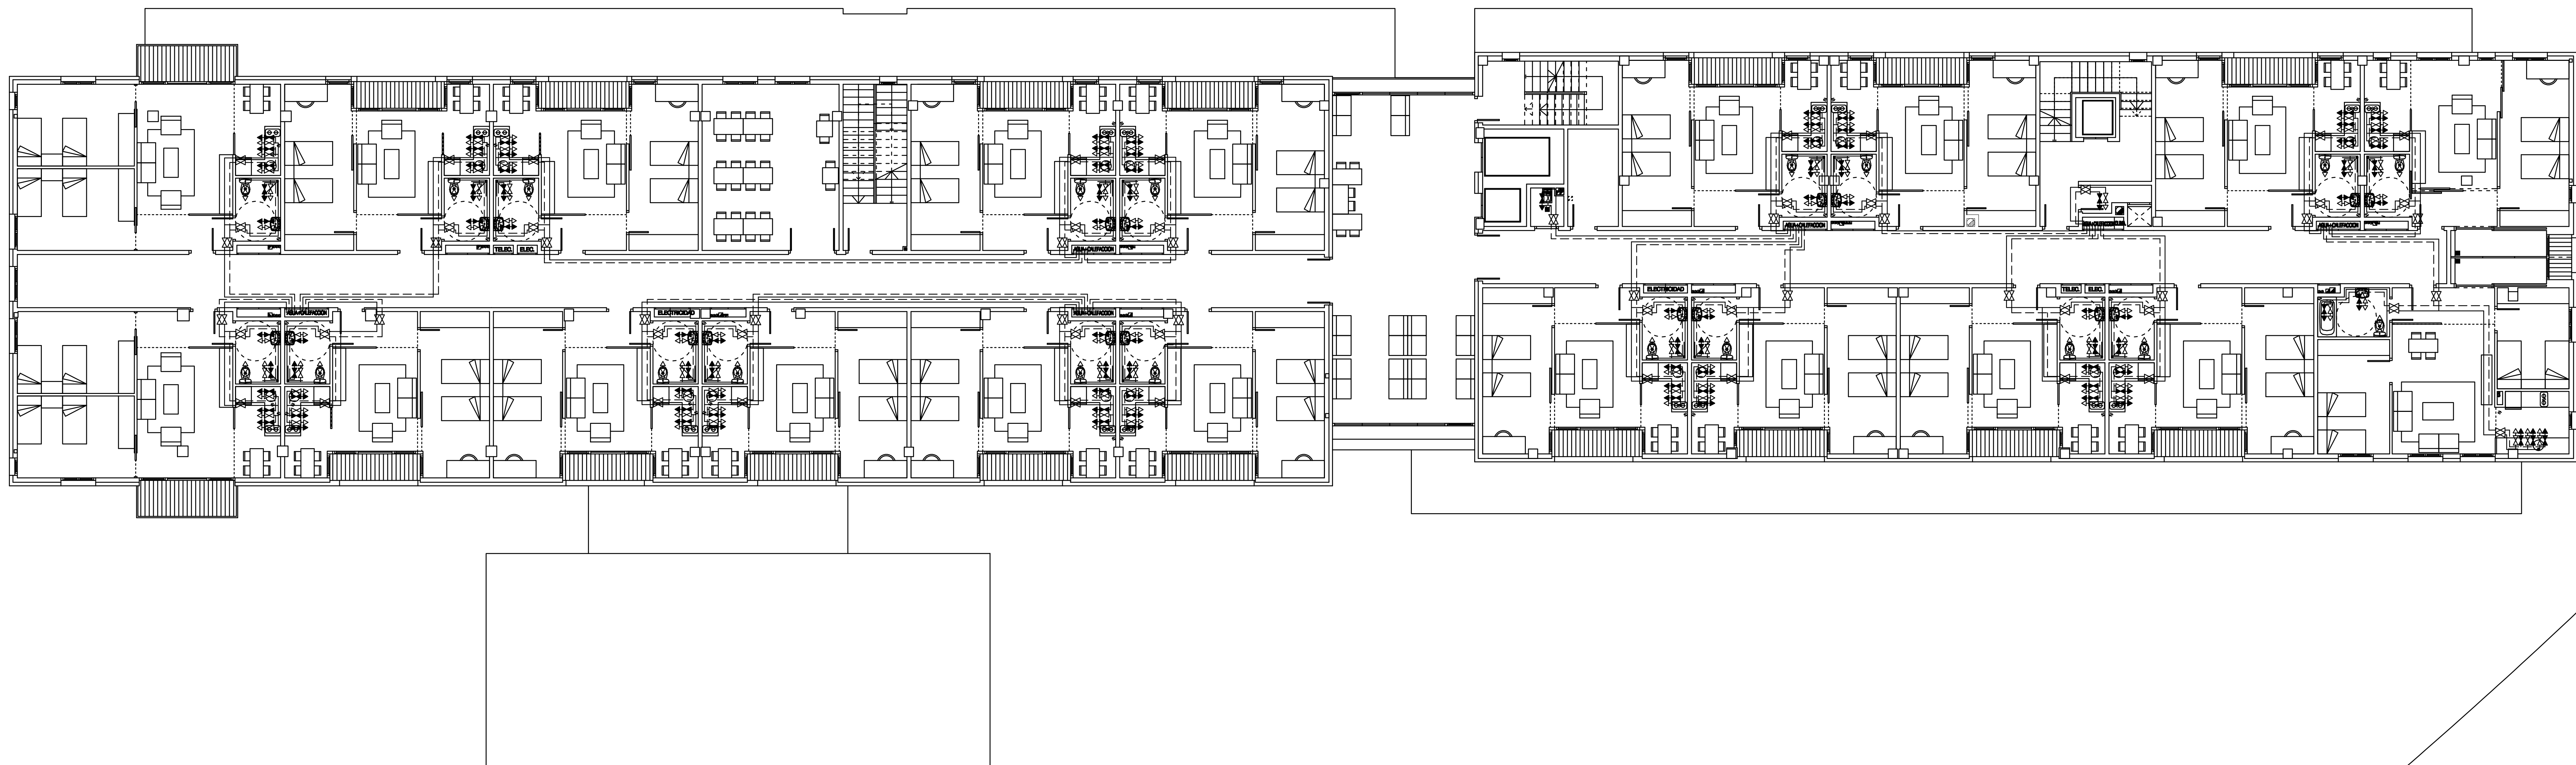

LEYENDA

LLAVE DE CORTE

TOMA AGUA FRIA

TOMA AGUA CALIENTE

TUBERIAS POLIETILENO RETICULADO SERIE 5,0 PE-X5 AGUA FRIA (ø INDICADO EN PLANO)

TUBERIAS POLIETILENO RETICULADO SERIE 5,0 PE-X5 AGUA CALIENTE (ø INDICADO EN PLANO)

VALVULA DE EQUILIBRADO HIDRÁULICO DINÁMICO 3/4"

DIÁMETRO DE LAS DERIVACIONES A LOS APARATOS (PE-X5), en mm		
	A.F.	A.C.S.
LAVABO / LAVAMANOS	16	16
INODORO	16	
DUCHA	16	16
FREGADERO	16	16
LAVADORA DOM.	20	20
VERTEDERO	20	
LAVAVAJILLAS DOM.	16	16

PROYECTO DE EJECUCION
8o VIVIENDAS TUTELADAS, GARAJES Y TRASTEROS
PARCELA COMPRENDIDA ENTRE LAS CALLES MARIA DE ARAGON Y FRAY LUIS URBANO - ZARAGOZA

PROMOTOR
SOCIEDAD MUNICIPAL ZARAGOZA VIVIENDA S.L.U.

ARQUITECTOS

ANGEL B. COMBARAS FERRAZANO
RAUL FUERTES GARCIA

CAPITULO

INSTALACIONES (VER PROYECTO TECNICO PEDRO FUNES S.L.)

PLANO

FONTANERIA PLANTA TIPO (1ª, 2ª, 3ª Y 4ª)

REFERENCIA Y FECHA

2910209
ABRIL 2009

ESCALA

1/100

CAB

DESPECHO DE ARQUITECTURA