

PLANTA TIPO (1ª, 2ª Y 3ª)


VIVIENDAS:

- FANCOIL DE TECHO
- CLIVET ELFO SPACE OUT-H TAMAÑO 9 DE 3,03 Kw. DE POTENCIA FRIGORIFICA

SALA MULTISUSOS:

- FANCOIL DE PARED
- CLIVET ELFO SPACE WALL TAMAÑO 15 DE 3,25 Kw. DE POTENCIA FRIGORIFICA

- NOTA:
DERIVACIONES TUBERIAS DE APARTAMENTOS 3/4"

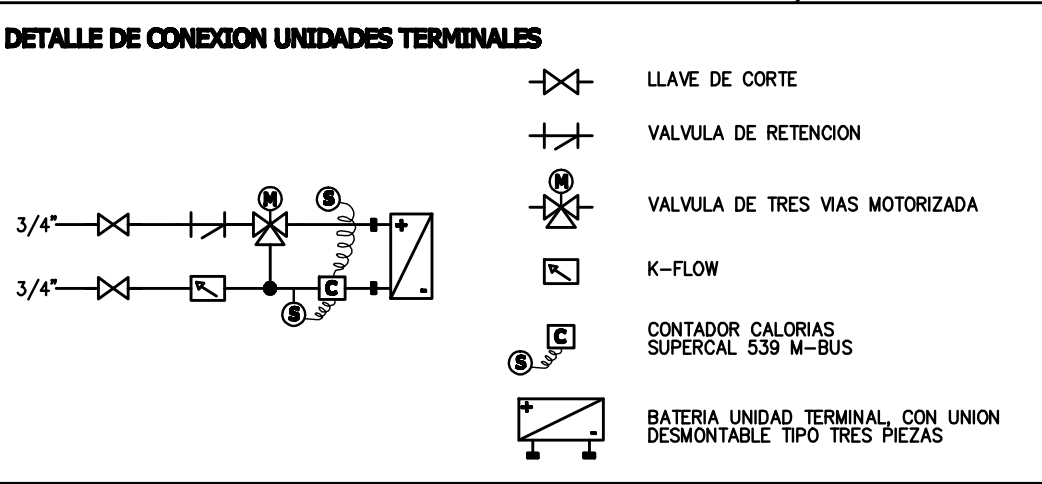

PROYECTO DE EJECUCION

80 VIVIENDAS TUTELADAS, GARAJES Y TRASTEROS

PARCELA COMPRENDIDA ENTRE LAS CALLES MARIA DE ARAGON Y FRAY LUIS URBANO - ZARAGOZA

PROMOTOR
SOCIEDAD MUNICIPAL ZARAGOZA VIVIENDA S.L.U.

ARQUITECTOS
ANGEL B. COMERAS SERRANO
RAUL FUERTES GARCIA

CAPITULO
INSTALACIONES (VER PROYECTO TECNICO PEDRO FUNES S.L.)

PLANO
CLIMATIZACION TUBERIAS PLANTA TIPO (1ª, 2ª Y 3ª)

REFERENCIA Y FECHA
2910209
ABRIL 2009

ESCALA
1/100

CAB
DESPACHO DE ARQUITECTURA

Zaragoza
VIVIENDA

INS
22
V_01