

PLANTA CUARTA

VIVIENDAS:


- FANCOIL DE TECHO
- CLIVET ELFO SPACE OUT-H TAMAÑO 9 DE 3,03 Kw. DE POTENCIA FRIGORIFICA

SALA MULTITUOSOS:

- FANCOIL DE PARED
- CLIVET ELFO SPACE WALL TAMAÑO 15 DE 3,25 Kw. DE POTENCIA FRIGORIFICA

- NOTA:

DERIVACIONES TUBERIAS DE APARTAMENTOS 3/4"

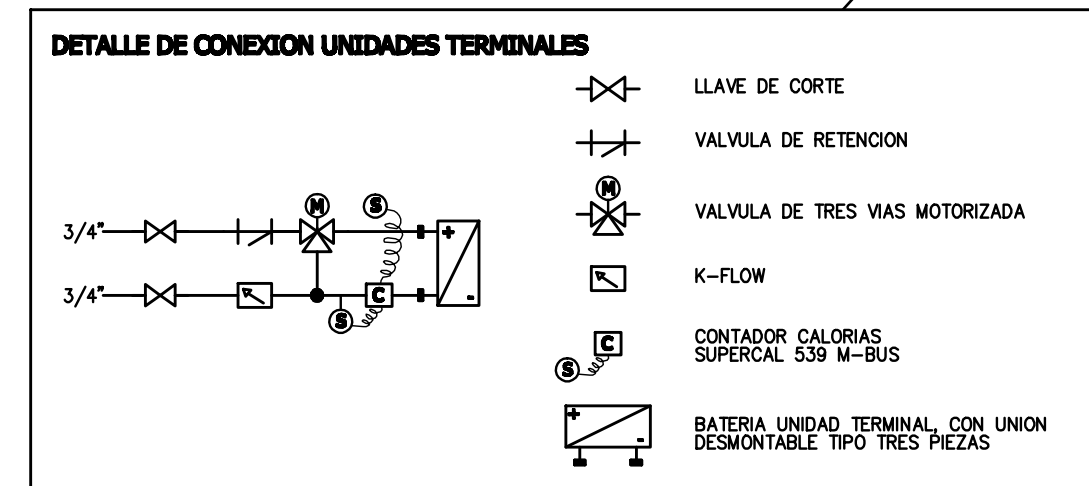

PROYECTO DE EJECUCION

8o VIVIENDAS TUTELADAS, GARAJES Y TRASTEROS

PARCELA COMPRENDIDA ENTRE LAS CALLES MARIA DE ARAGON Y FRAY LUIS URBANO - ZARAGOZA

PROMOTOR
SOCIEDAD MUNICIPAL ZARAGOZA VIVIENDA S.L.U.

ARQUITECTOS
 ANGEL B. COMERAS SERRANO
 RAUL FUERTES GARCIA

CAPITULO
 INSTALACIONES (VER PROYECTO TECNICO PEDRO FUNES S.L.)

PLANO
 CLIMATIZACION TUBERIAS PLANTA CUARTA

REFERENCIA Y FECHA
 2910209
 ABRIL 2009

ESCALA
 1/100

CAB
 DESPACHO DE ARQUITECTURA

Zaragoza
VIVIENDA

INS
23
V_01