


PLANTA PRIMERA-SEGUNDA

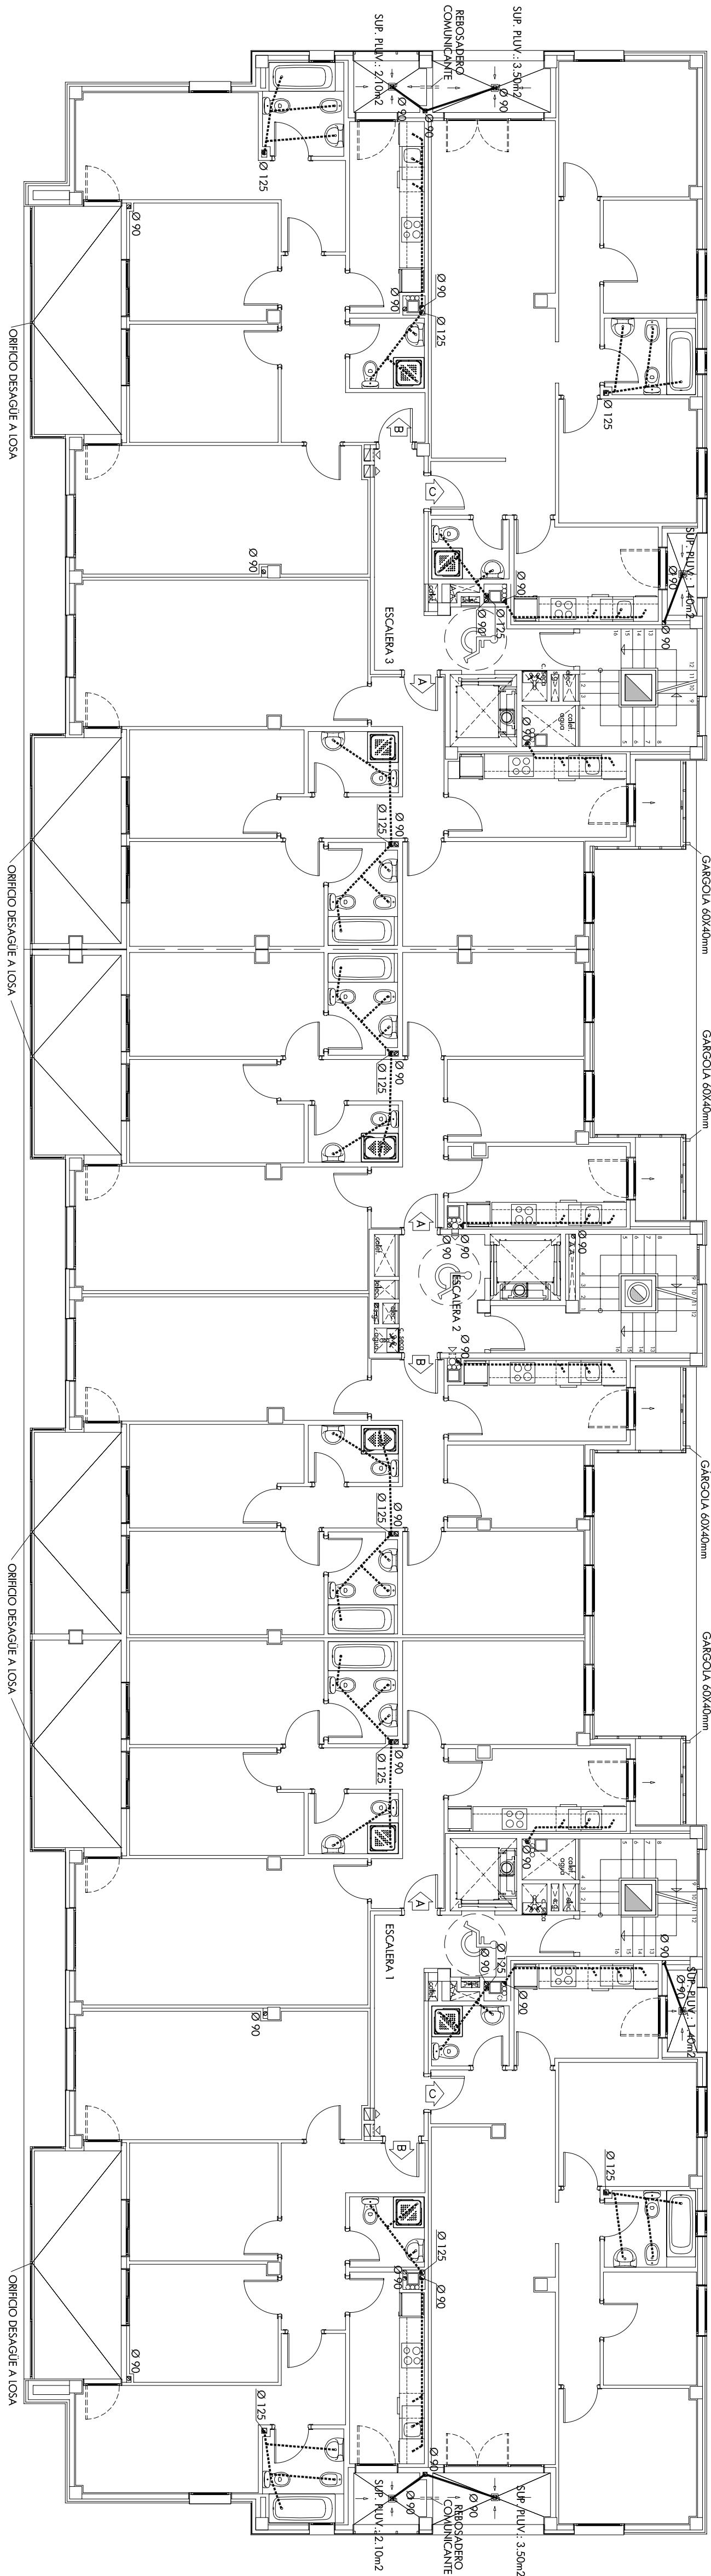

PLANTA TERCERA

RED AGUAS PLUVIALES
RED AGUAS FECAL
SUMIDERO

DIAMETRO MINIMO DE SIJON Y DERIVACION
INDIVIDUAL DE CADA UNO DE LOS APARATOS:

Wc --- 32mm
Bide --- 32mm
Ducha --- 40mm
Baño --- 40mm
Fregadero --- 100mm
Fregadero --- 40mm
Lavaplatos --- 40mm
Lavadora --- 40mm

arq21
PROYECTO DE 96 VIVIENDAS,
TRASTEROS Y PLAZAS
DE APARCAMIENTO

Empleamiento
CIRAY JULIAN GARCÉS

PROMOTOR
DEL PERI AC-34 (ZARAGOZA)

Fase
PROYECTO BASICO Y DE EJECUCION

Arquitectos
Joaquín Lahuerta Casanova

José María Ruiz de Temio Bueno

Escala 1/100

06.32.499 - ENERO 2008

PLANTAS 1ª, 2ª Y 3ª
SANTEAMIENTO

BLOQUE 1 - BLOQUE 2 - BLOQUE 3

ARQ21 Arquitectos Urbanismo y Gestión S.L.
C/Valencia Esq. 13, 4.º, 46100, Sagunto, Valencia
Tél. 961 30 10 10
arq21@arq21.com