


PIANTA BAJA

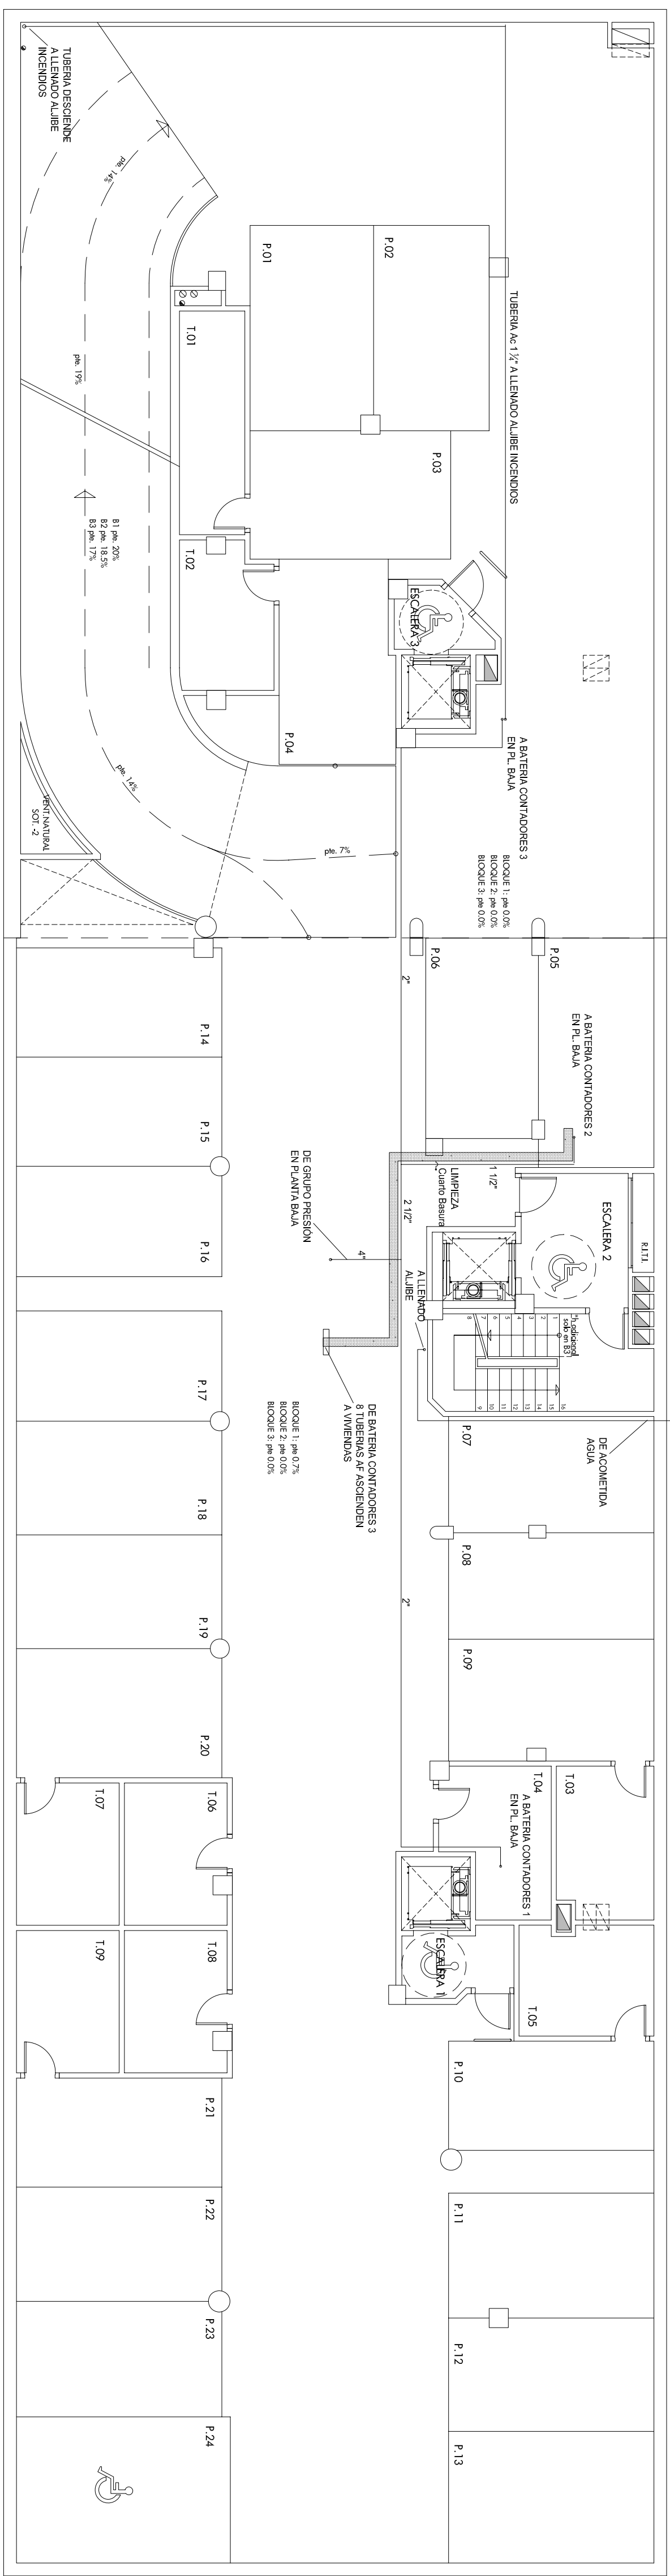

PIANTA SÓTANO -01

**PILAR PECO YESTE**  
Ingeniero Industrial  
P.L. N° 11, Sra. 491 Carretera 118 7° B. 50.004 - ZARAGOZA  
Tfno. +376 30.15.28 - Fax +376 30.15.29  
e-mail: ingenieria@pilarpeco.com  
Cód. COBIAE nº 1429

**PROYECTO DE 64 VIVIENDAS  
TRASTEROS Y PLAZAS  
DE APARCAMIENTO**

Emplazamiento	C/ FRAY JULIÁN GARCES PARCELAS 1, 2, 3 Y 20.1 DEL PER. AC-34 ZARAGOZA
Promotor	Sociedad Unipersonal de Responsabilidad Limitada de Zaragoza
Fase	PROYECTO BÁSICO Y DE EJECUCIÓN

Arquitectos: Joaquín Lahuerta Casanova  
C/ 10 de Mayo, 118-119  
50100 Zaragoza

Josef M.ª Lahuerta Casanova  
C/ 10 de Mayo, 118-119  
50100 Zaragoza

Josef Maria Ruiz de Terán Buitrago  
C/ 10 de Mayo, 118-119  
50100 Zaragoza

Diseño: XX Comprobado: 1, 11, 111, fecha: SEP-08  
Aprobado: 114 Comprobado: 2, 11, 111, fecha: DIC-07

ESCALA 1/100

06-32-499 - SEPTIEMBRE 2008

PLANTAS SOTANO 1 Y PLANTA BAJA  
FONTANERÍA, B1 Y B2