


PLANTA TIPO (2º Y 3º)

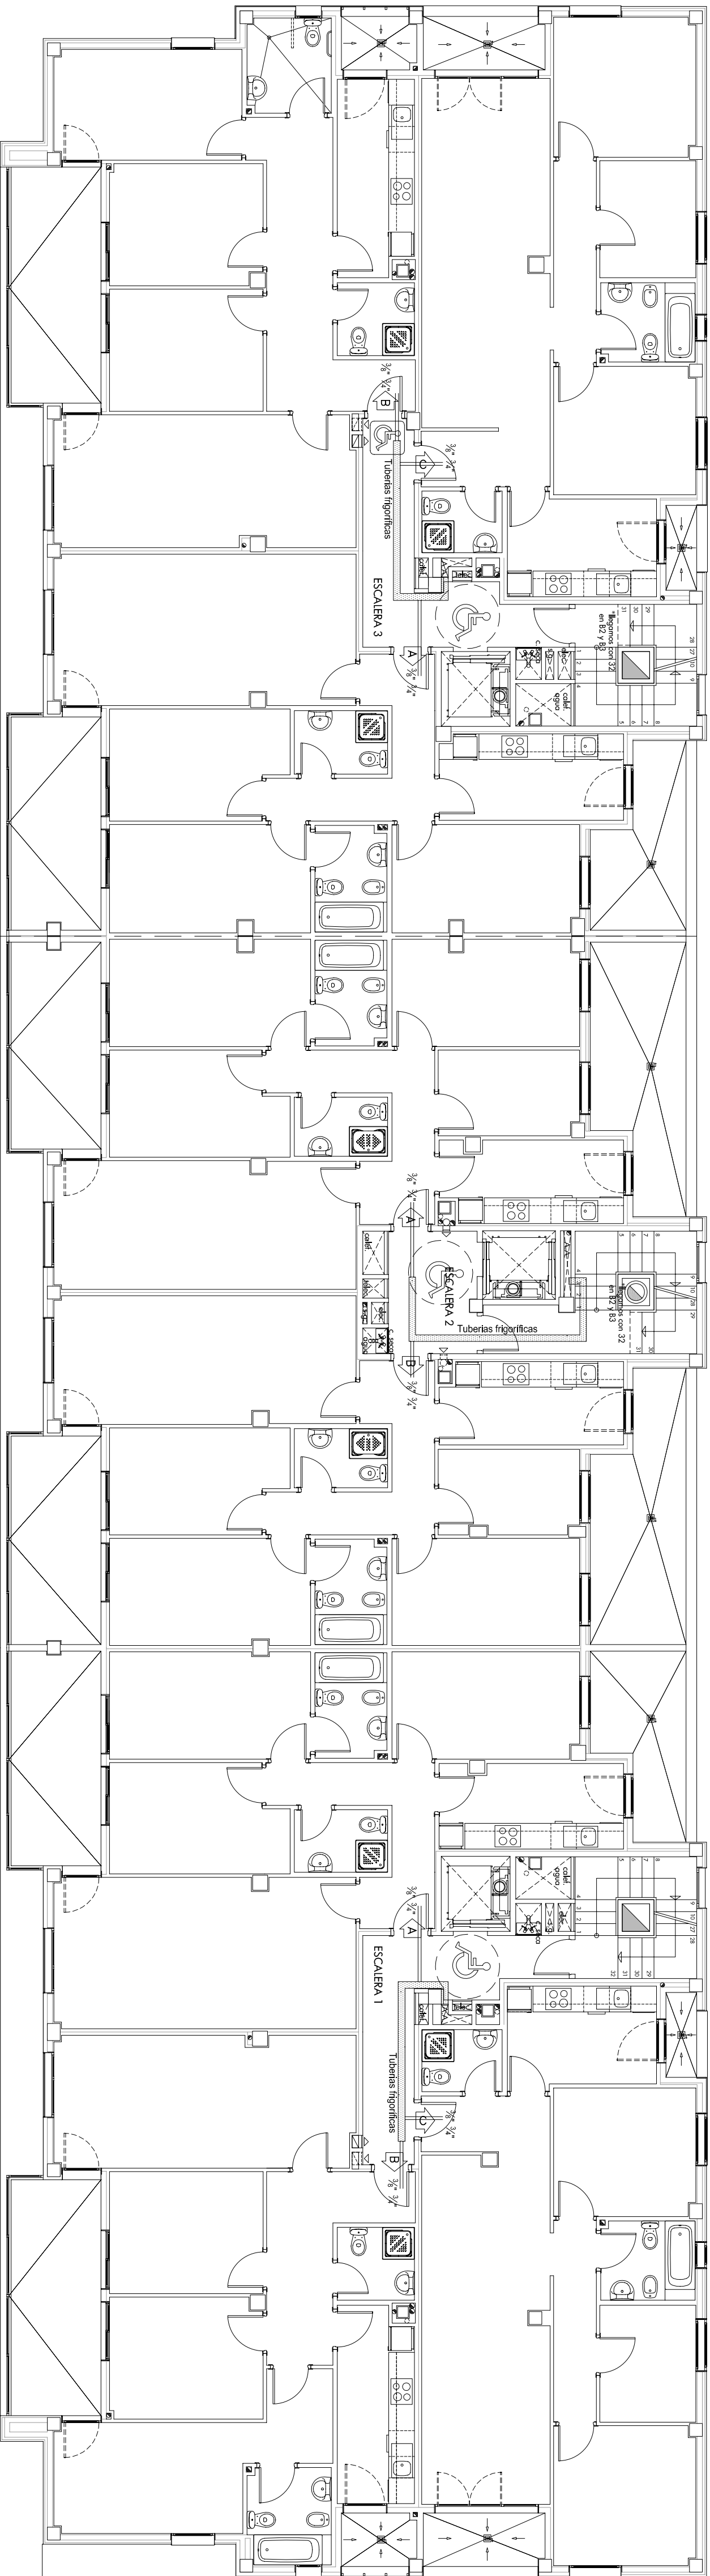

PLANTA PRIMERA

PILAR PECO YESTE
Ingeniero Industrial
P.L. Nitra S.A. 441 Carrera n°8 - P.B. 50.004 - ZARAGOZA
Tfno.- 976.301528 - Fax.- 976.301529
e-mail.- ingenieria@pilarpeco.com
C.A. COLAR n°429

arq21
SERVICIOS TÉCNICOS DE ARQUITECTURA, INGENIERÍA Y GESTIÓN
**PROYECTO DE 64 VIVIENDAS
TRASTEROS Y PLAZAS
DE APARCAMIENTO**

Emplazamiento	C/ FRAY JULIAN GARCÉS PARCELAS 1, C.1 Y 2C.1 DEL PERÍM. 34 ZARAGOZA
Promotor	Sociedad Municipal de Rehabilitación Urbana de Zaragoza
Fase	PROYECTO BÁSICO Y DE EJECUCIÓN
Arquitectos	Joaquín Lahuerta Cisneros C.A. COLAR n°2915
	José Mª Lahuerta Cisneros C.A. COLAR n°2922
	José María Ruiz de Temio Bueno C.A. COLAR n°1939
Diseñado	X.X. Comprobado 1 J.L.-J.M.L. fecha SEP-08
Aprobado	122 Comprobado 2 J.L.-J.M.L. fecha DIC-08

ESCALA 1/100
06-32-499 - SEPTIEMBRE 2008

PLANTAS PRIMERA Y TIPO (2º Y 3º)
TUBERÍAS FRIGORÍFICAS. B1 Y B2