

PROYECTO BASICO Y DE EJECUCION **CENTRO MUSICAL LAS ARMAS**  
EN EL EDIFICIO R.3 DEL P.E.R.I. ARMAS - CASTA ÁLVAREZ - SACRAMENTO - AGUADORES. BARRIO DE SAN PABLO

PROMOTOR: AYUNTAMIENTO DE ZARAGOZA  
FECHA: FEBRERO 2009  
EMPLAZAMIENTO: PLAZA MARIANO DE CAVIA. ZARAGOZA

PLANTA SOTANO -2  
CLIMATIZACION

**C.1**  
ESCALA 1:100




**Zaragoza**  
AYUNTAMIENTO

AGUERRI ARQUITECTOS S.L.P.  
calle San Juan y San Pedro 5-7  
50001 Zaragoza  
t. 976 200 578 t. 976 200 538  
administracion@aguerrarquitectos.com

FERNANDO AGUERRI

JOSE IGNACIO AGUERRI

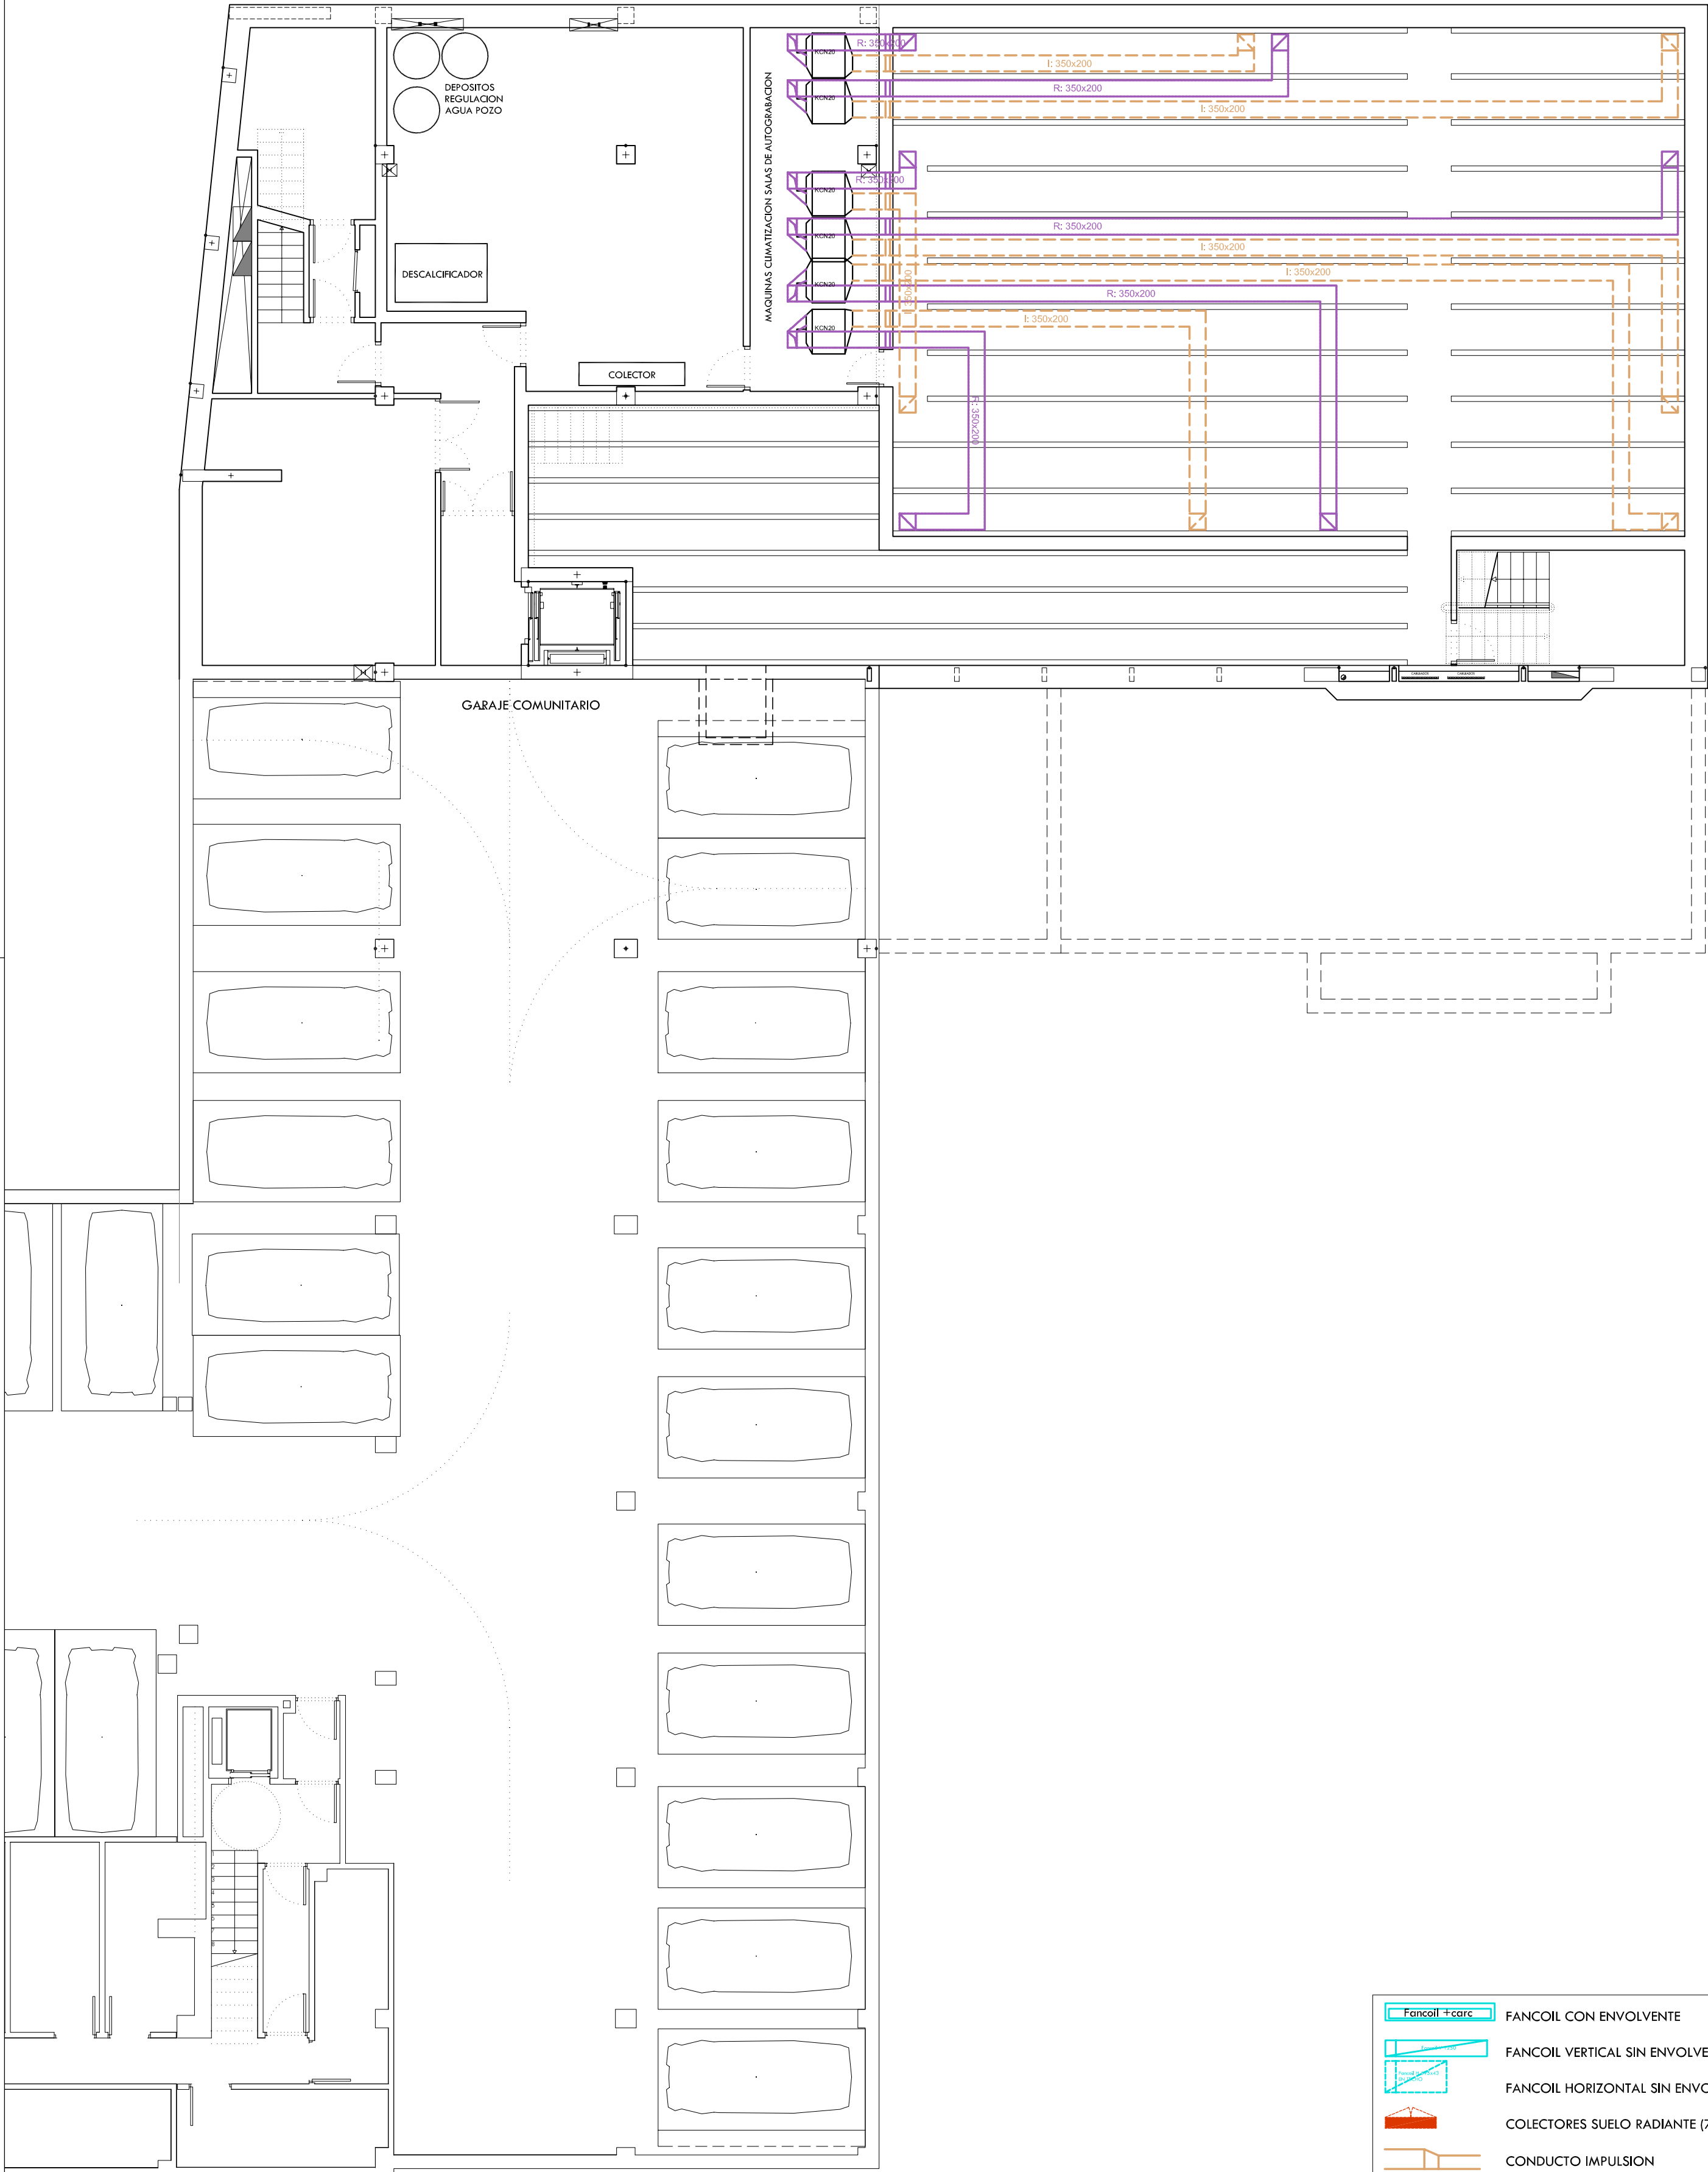

- |  |  |
|--|--|
|  | FANCOIL CON ENVOLVENTE                           |
|  | FANCOIL VERTICAL SIN ENVOLVENTE                  |
|  | FANCOIL HORIZONTAL SIN ENVOLVENTE EN FALSO TECHO |
|  | COLECTORES SUELO RADIANTE (70x15x55 cm)          |
|  | CONDUCTO IMPULSION                               |
|  | CONDUCTO RETORNO                                 |
|  | CONDUCTO EXTRACCION                              |
|  | DERIVACION TUBO RIZADO                           |