

PROYECTO BASICO Y DE EJECUCION CENTRO MUSICAL LAS ARMAS
EN EL EDIFICIO R.3 DEL P.E.R.I. ARMAS - CASTA ÁLVAREZ - SACRAMENTO - AGUADORES. BARRIO DE SAN PABLO

PROMOTOR: AYUNTAMIENTO DE ZARAGOZA
FECHA: FEBRERO 2009
EMPLAZAMIENTO: PLAZA MARIANO DE CAVIA. ZARAGOZA

PLANTA BAJA
ELECTRICIDAD E ILUMINACION

E.3

ESCALA 1:100


C/ CASTA ALVAREZ



AGUERRI ARQUITECTOS S.L.P.
calle San Juan y San Pedro 5-7
50001 Zaragoza
t. 976 200 578
edimilitradon@aguerrarquitectos.com

FERNANDO AGUERRI

JOSE IGNACIO AGUERRI

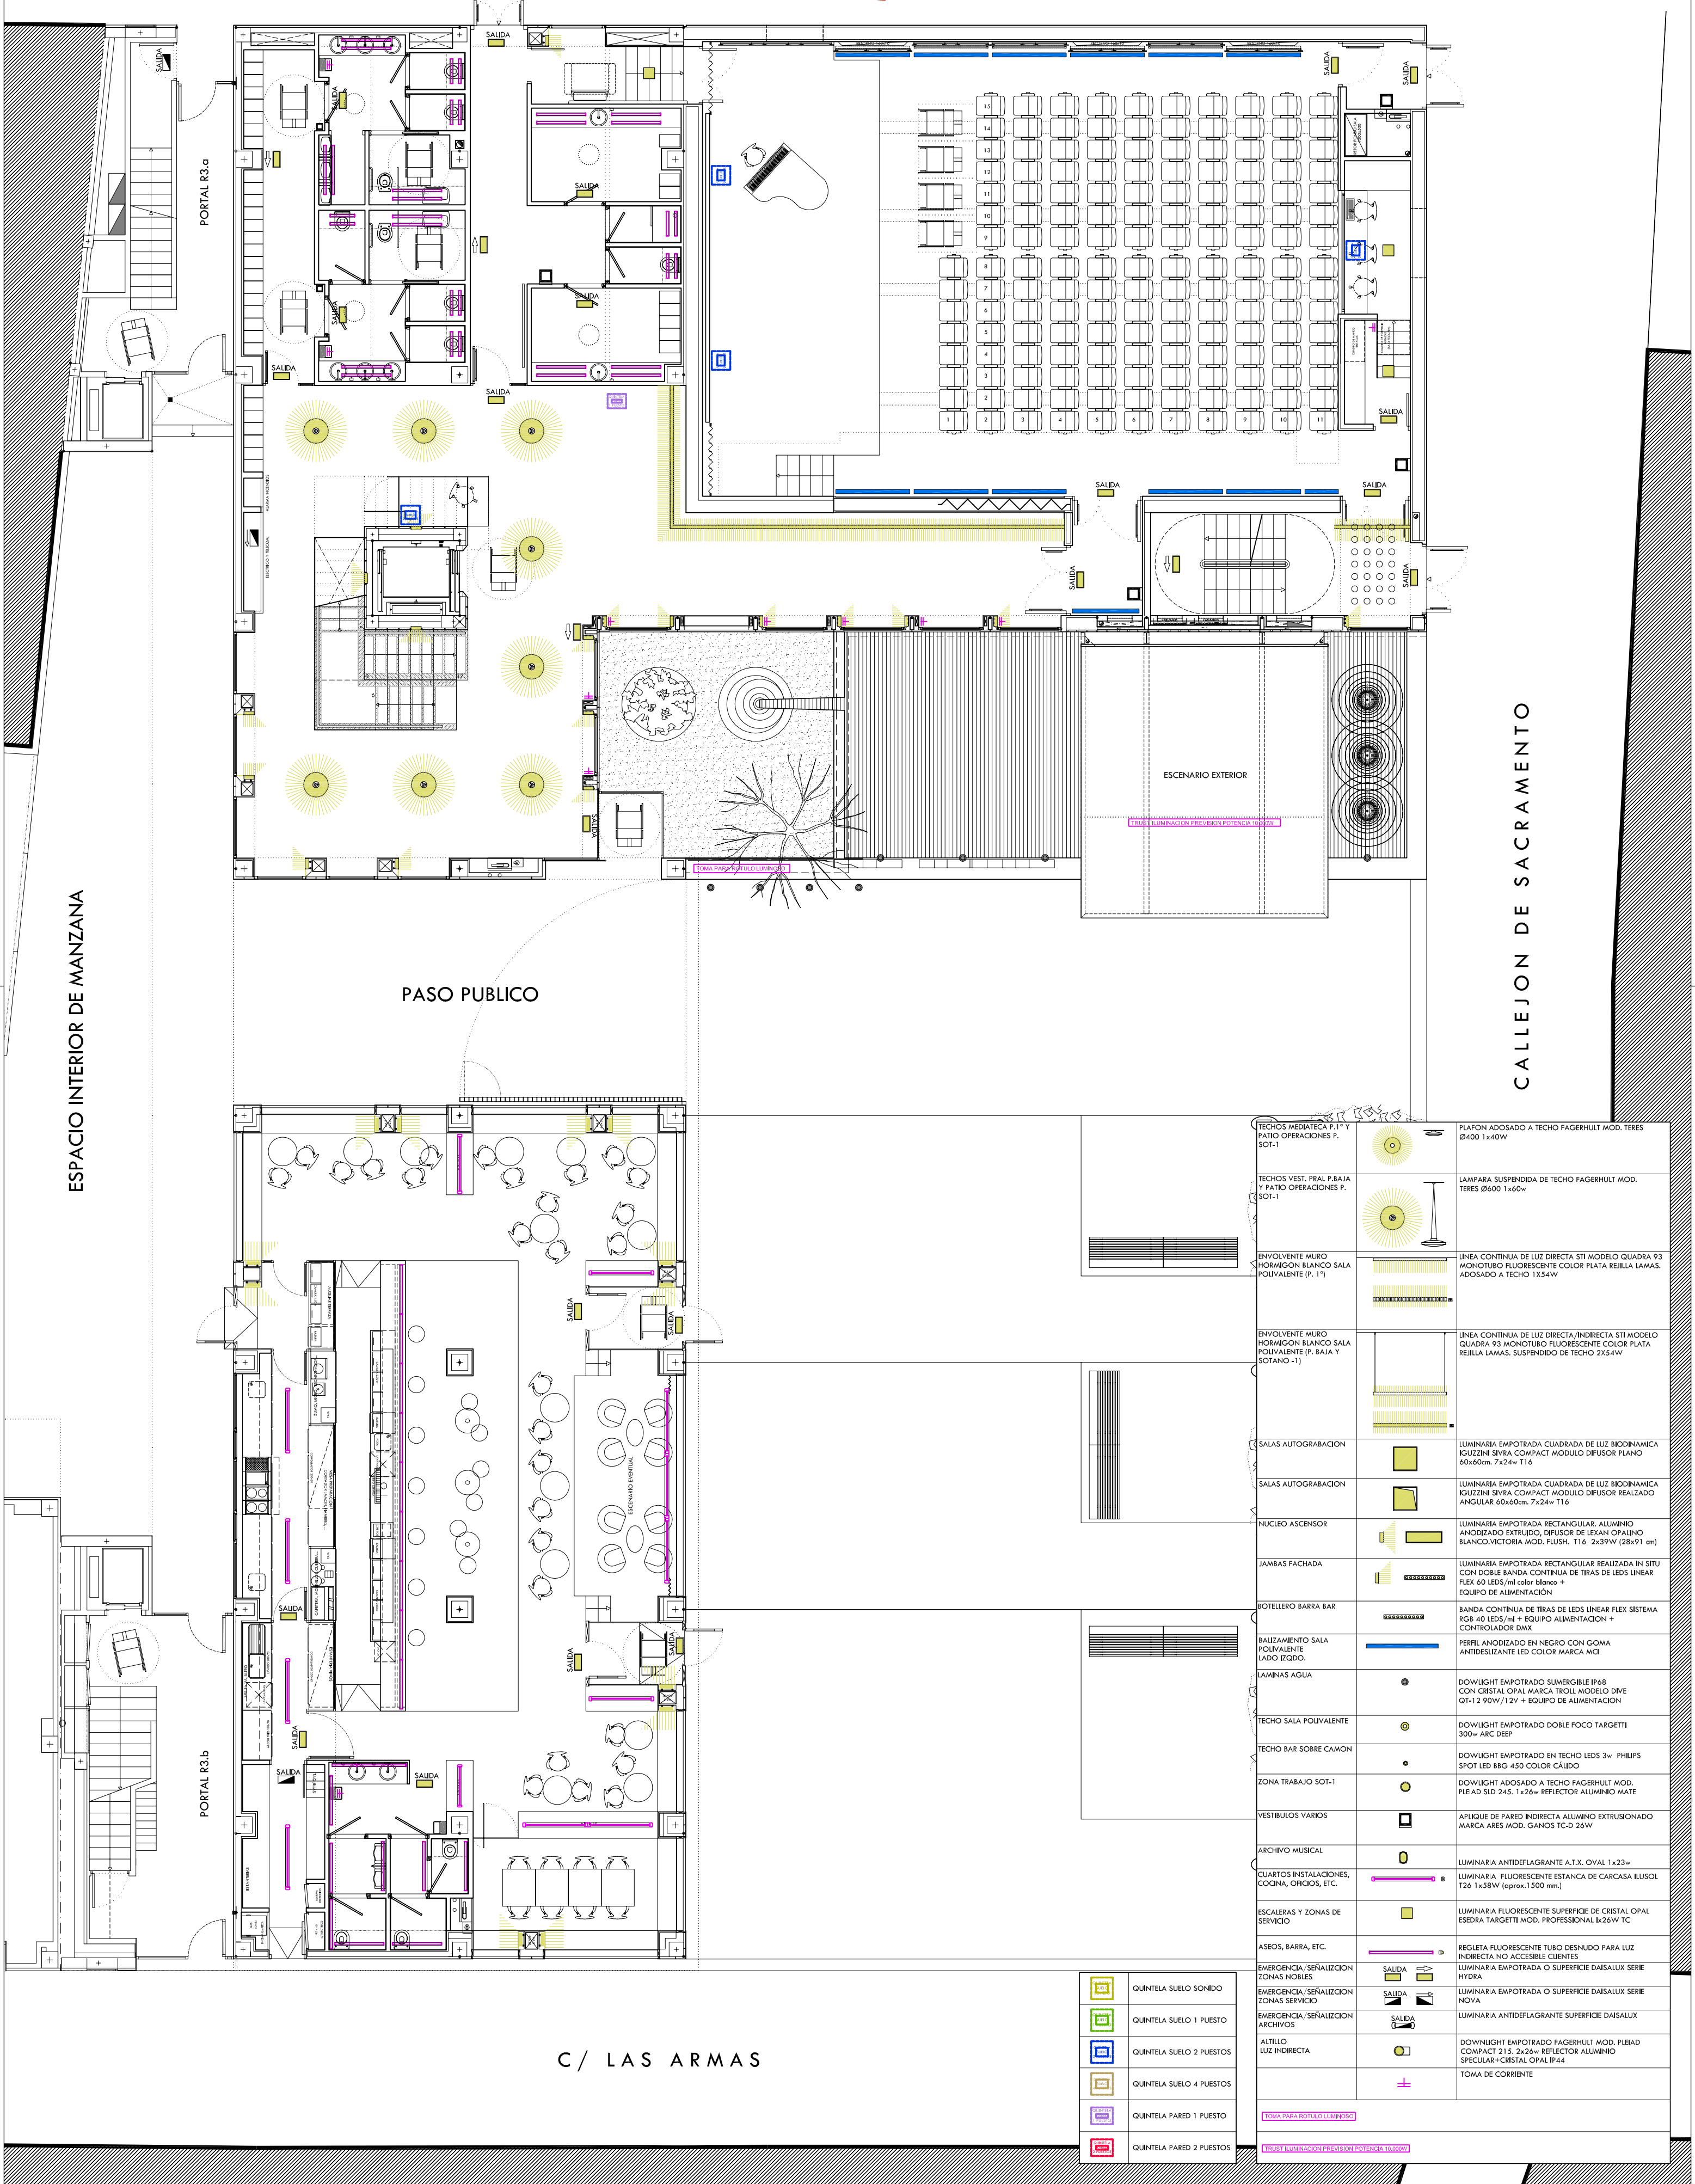

	QUINTELA SUELO SONIDO
	QUINTELA SUELO 1 PUESTO
	QUINTELA SUELO 2 PUESTOS
	QUINTELA SUELO 4 PUESTOS
	QUINTELA PARED 1 PUESTO
	QUINTELA PARED 2 PUESTOS

TECHOS MEDIA TECA P.1ª Y PATIO OPERACIONES P. SOT-1		PLAFON ADOSADO A TECHO FAGERHULT MOD. TERES Ø400 1x40W
TECHOS VEST. PRAL P. BAJA Y PATIO OPERACIONES P. SOT-1		LAMPARA SUSPENDIDA DE TECHO FAGERHULT MOD. TERES Ø600 1x60w
ENVOLVENTE MURO HORMIGON BLANCO SALA POLIVALENTE (P. 1ª)		LINEA CONTINUA DE LUZ DIRECTA SITI MODELO QUADRA 93 MONOTUBO FLUORESCENTE COLOR PLATA REJILLA LAMAS. ADOSADO A TECHO 1x354W
ENVOLVENTE MURO HORMIGON BLANCO SALA POLIVALENTE (P. BAJA Y SOTANO -1)		LINEA CONTINUA DE LUZ DIRECTA/INDIRECTA SITI MODELO QUADRA 93 MONOTUBO FLUORESCENTE COLOR PLATA REJILLA LAMAS. SUSPENDIDO DE TECHO 2x54W
SALAS AUTOGRABACION		LUMINARIA EMPOTRADA CUADRADA DE LUZ BIODINAMICA IGUZZINI SVIRA COMPACT MODULO DIFUSOR PLANO 60x60cm. 7x24w T16
SALAS AUTOGRABACION		LUMINARIA EMPOTRADA CUADRADA DE LUZ BIODINAMICA IGUZZINI SVIRA COMPACT MODULO DIFUSOR REALIZADO ANGULAR 60x60cm. 7x24w T16
NUCLEO ASCENSOR		LUMINARIA EMPOTRADA RECTANGULAR, ALUMINIO ANODIZADO EXTRUIDO, DIFUSOR DE LEXAN OPALINO BLANCO, VICTORIA MOD. FLUSH. T16 2x39W (28x91 cm)
JAMBAS FACHADA		LUMINARIA EMPOTRADA RECTANGULAR REALIZADA IN SITU CON DOBLE BANDA CONTINUA DE TIRAS DE LEDS LINEAR FLEX 60 LEDS/ml color blanco + EQUIPO DE ALIMENTACION
BOTELLERO BARRA BAR		BANDA CONTINUA DE TIRAS DE LEDS LINEAR FLEX SISTEMA RGB 40 LEDS/ml + EQUIPO ALIMENTACION + CONTROLADOR DMX
BAIJAMIENTO SALA POLIVALENTE LADO IZQDO.		PERFIL ANODIZADO EN NEGRO CON GOMA ANTIDESLIZANTE LED COLOR MARCA MCI
LAMINAS AGUA		DOWNLIGHT EMPOTRADO SUMERGIBLE IP68 CON CRISTAL OPAL MARCA TROLL MODELO DIVE QT-12 90W/12V + EQUIPO DE ALIMENTACION
TECHO SALA POLIVALENTE		DOWNLIGHT EMPOTRADO DOBLE POCO TARGETTI 300w ARC DEEP
TECHO BAR SOBRE CAMON		DOWNLIGHT EMPOTRADO EN TECHO LEDS 3w PHILIPS SPOT LED B8G 450 COLOR CALIDO
ZONA TRABAJO SOT-1		DOWNLIGHT ADOSADO A TECHO FAGERHULT MOD. PLEAD SLD 245. 1x26w REFLECTOR ALUMINIO MATE
VESTIBULOS VARIOS		APLIQUE DE PARED INDIRECTA ALUMINIO EXTRUSIONADO MARCA ABES MOD. GANOS TC-D 20w
ARCHIVO MUSICAL		LUMINARIA ANTIDFLAGRANTE A.T.X. OVAL 1x23w
CUARTOS INSTALACIONES, COCINA, OFICIOS, ETC.		LUMINARIA FLUORESCENTE ESTANCA DE CARCASA ILUSOL T26 1x58W (aprox. 1500 mm.)
ESCALERAS Y ZONAS DE SERVICIO		LUMINARIA FLUORESCENTE SUPERFICIE DE CRISTAL OPAL ESDEIRA TARGETTI MOD. PROFESSIONAL 1x26W TC
ASEOS, BARRA, ETC.		REJILLA FLUORESCENTE TUBO DESNUDO PARA LUZ INDIRECTA NO ACCESIBLE CLIENTES
EMERGENCIA/SEÑALIZACION ZONAS NOBLES		LUMINARIA EMPOTRADA O SUPERFICIE DAISALUX SERIE HYDEA
EMERGENCIA/SEÑALIZACION ZONAS SERVICIO		LUMINARIA EMPOTRADA O SUPERFICIE DAISALUX SERIE NOVA
EMERGENCIA/SEÑALIZACION ARCHIVOS		LUMINARIA ANTIDFLAGRANTE SUPERFICIE DAISALUX
ALTILLO LUZ INDIRECTA		DOWNLIGHT EMPOTRADO FAGERHULT MOD. PLEAD COMPACT 215. 2x26w REFLECTOR ALUMINIO SPECULAR+CRISTAL OPAL IP44
		TOMA DE CORRIENTE
TOMA PARA NOTIFICACIONES		
VERBET ELMINIMACION PREVISION POTENCIA 10.000W		