


LEYENDA	DESCRIPCION
	TUBERÍA IMPULSIÓN AGUA CALIENTE EN ACERO NEGRO
	TUBERÍA RETORNO AGUA CALIENTE EN ACERO NEGRO
	TUBERÍA IMPULSIÓN AGUA FRÍA EN ACERO NEGRO
	TUBERÍA RETORNO AGUA FRÍA EN ACERO NEGRO
	TUBERÍA IMPULSIÓN / RETORNO PARA SUELO RADIANTE EN ACERO NEGRO
	PURGADOR
	VÁLVULA DE PASEO
	VÁLVULA COMBINADA T1N Y EQUILIBRADO DINÁMICO
	VAINA PARA MEDICIÓN DE TEMPERATURA
	CONTADOR DE ENERGÍA
	FILTRO DE AGUA
	SONDA DE CONTROL DE TEMPERATURA
	REGULADOR DE CONTROL

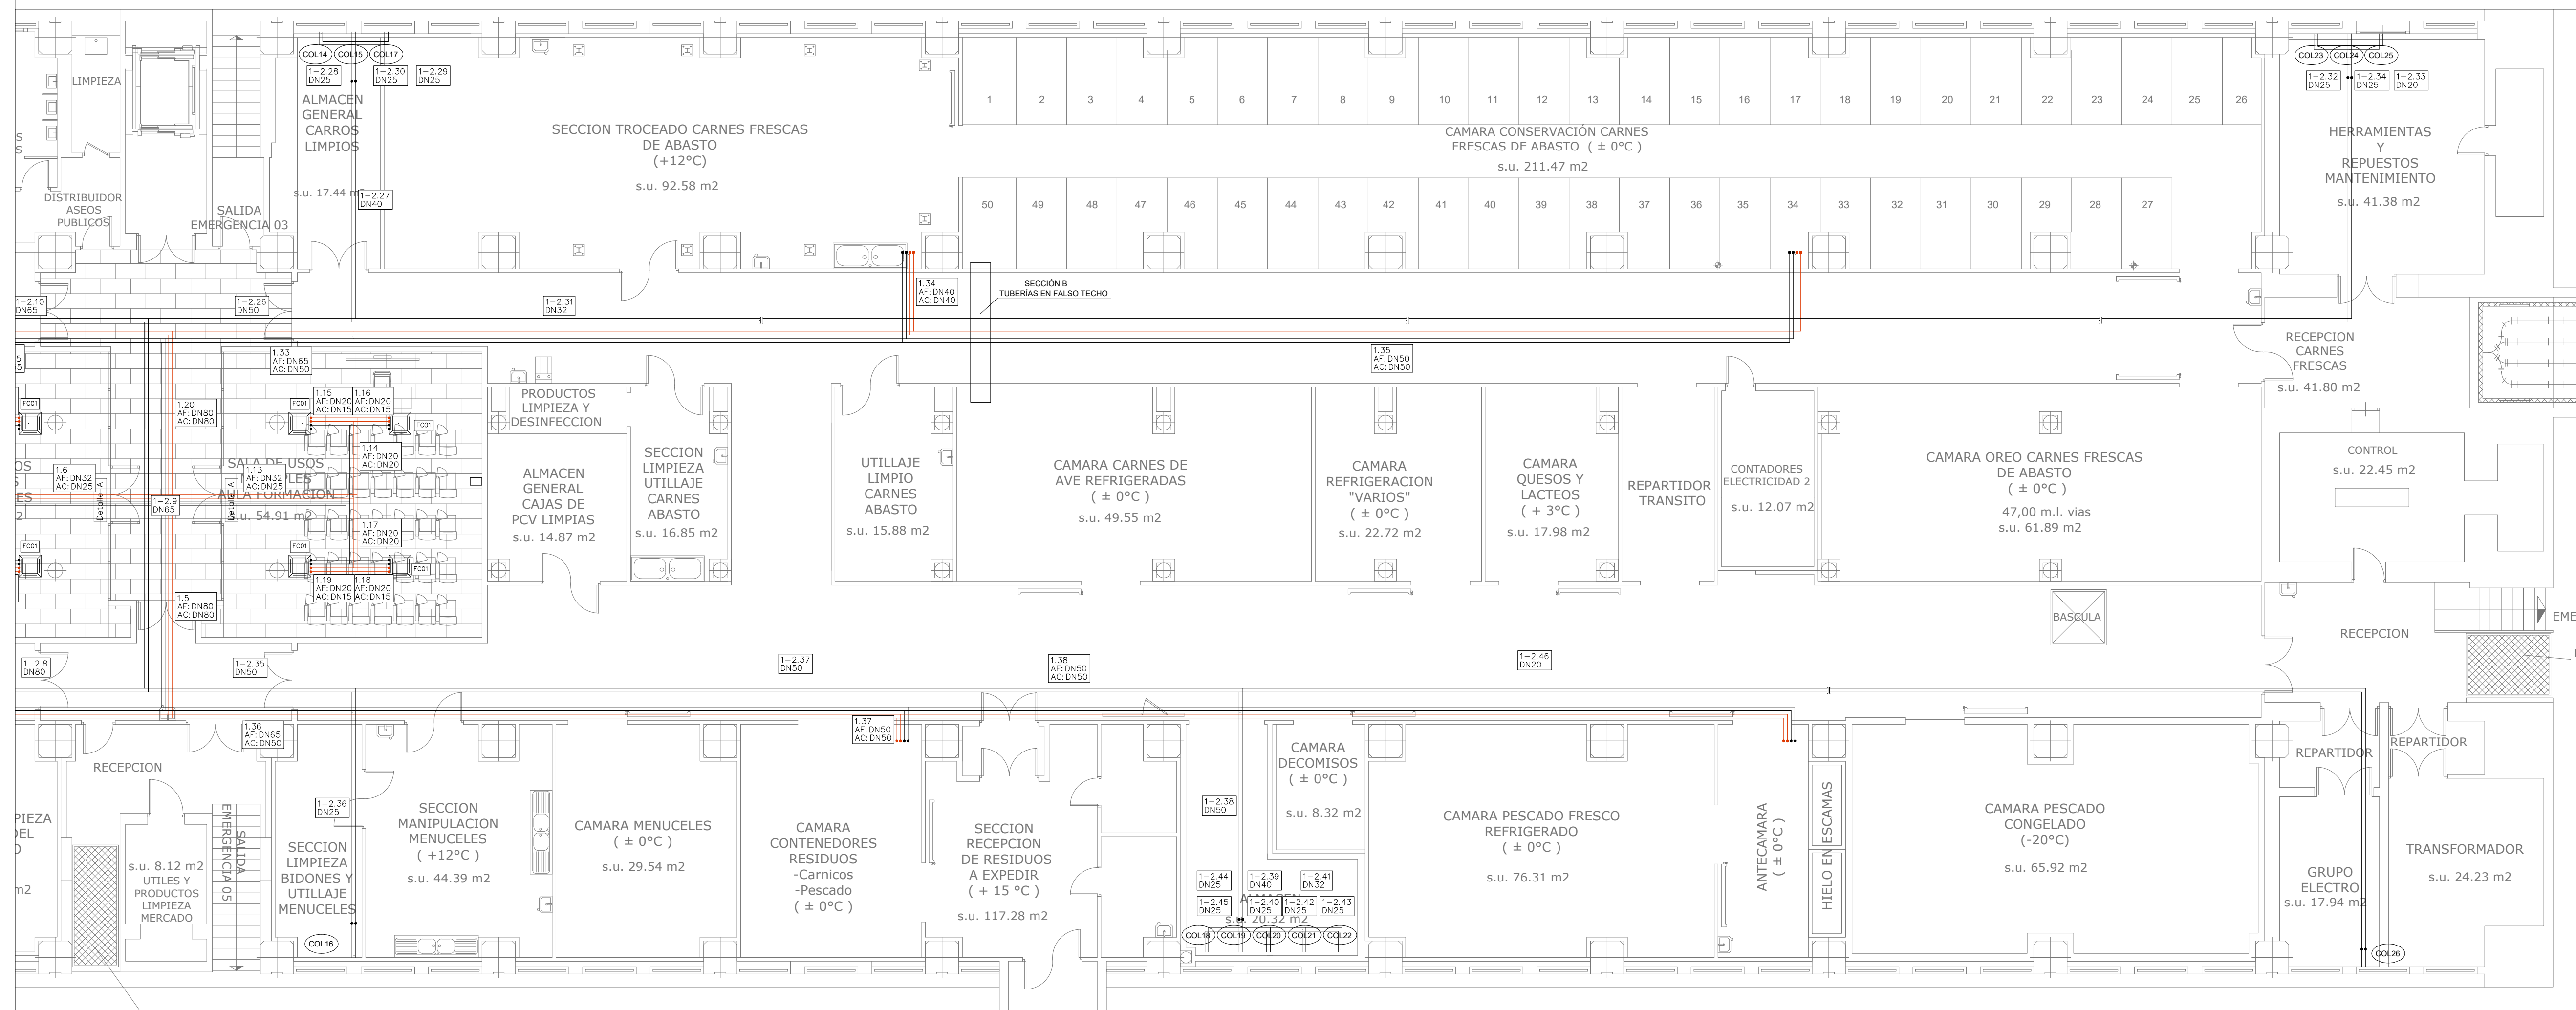

PROMOTOR

Zaragoza
AYUNTAMIENTO

EXCMO. AYUNTAMIENTO ZARAGOZA

ENCOMIENDA DE GESTIÓN

m2
mercazaragoza

MERCAZARAGOZA S.A.

AUTOR DEL PROYECTO:

MERCASA

DEPARTAMENTO TÉCNICO MERCASA

PEDRO VILLODLO MAZO

ARQUITECTO

INGENIERIA DE ESTRUCTURAS

ingenieros JG

JG INGENIEROS

DIRECCIÓN DEL TRABAJO

JOSÉ ANTONIO ARANAZ DE MOTTA

ARQUITECTO MUNICIPAL

REHABILITACIÓN POR MODERNIZACIÓN DEL MERCADO CENTRAL "LLANUZA"

SITUACIÓN

Avda. de Cesar Augusto / C/ Manifestación s/nº

Área de Referencia nº01

50003 ZARAGOZA

PLANO

PLANTA SEMISOTANO

CLIMATIZACIÓN

DISTRIBUCIÓN HIDRÁULICA

FECHA

ESCALA

1:100

MODIFICADO

EDICIÓN

0

CL.07