


LEYENDA	
SÍMBOLO/CLASIFICACIÓN	DESCRIPCIÓN
	SALA DE CONTROL DE TEMPERATURA
	REGULADOR DE CONTROL
FC01	CONTADOR DE ENERGÍA REFRIGERACIÓN EN FALSO TECHO
FC02	CONTADOR DE ENERGÍA CALEFACCIÓN EN FALSO TECHO
FC03	CONTADOR DE ENERGÍA ACS EN FALSO TECHO
PEX	PLANTA ENFRÍADORA
GRX	GRUPO DE BOMBEO
ICX	INTERCAMBIADOR DE CALOR
VXX	VASO DE EXPANSIÓN
COLXX	COLECTOR
FCXX	PANOL
UXXX	UNIDAD INTERIOR
EXXX	UNIDAD EXTERIOR
CSXX	CUADRO GENERAL
ASXX	CUADRO SECUNDARIO
ASXX	CUADRO ASCENSOR
MCXX	CUADRO MONTACARGAS
SPXX	SUBESTACIÓN DE CONTROL GESTIÓN CENTRALIZADA PLANTA BAJA
SPXX	SUBESTACIÓN DE CONTROL GESTIÓN CENTRALIZADA PLANTA SEMISOTANO
PLATAFORMAS DE EVAC. DE RESIDUOS Y COMPACTACIÓN	
EVACUACIÓN	
RESIDUOS	
PLATAFORMA	
COMPACTADOR	

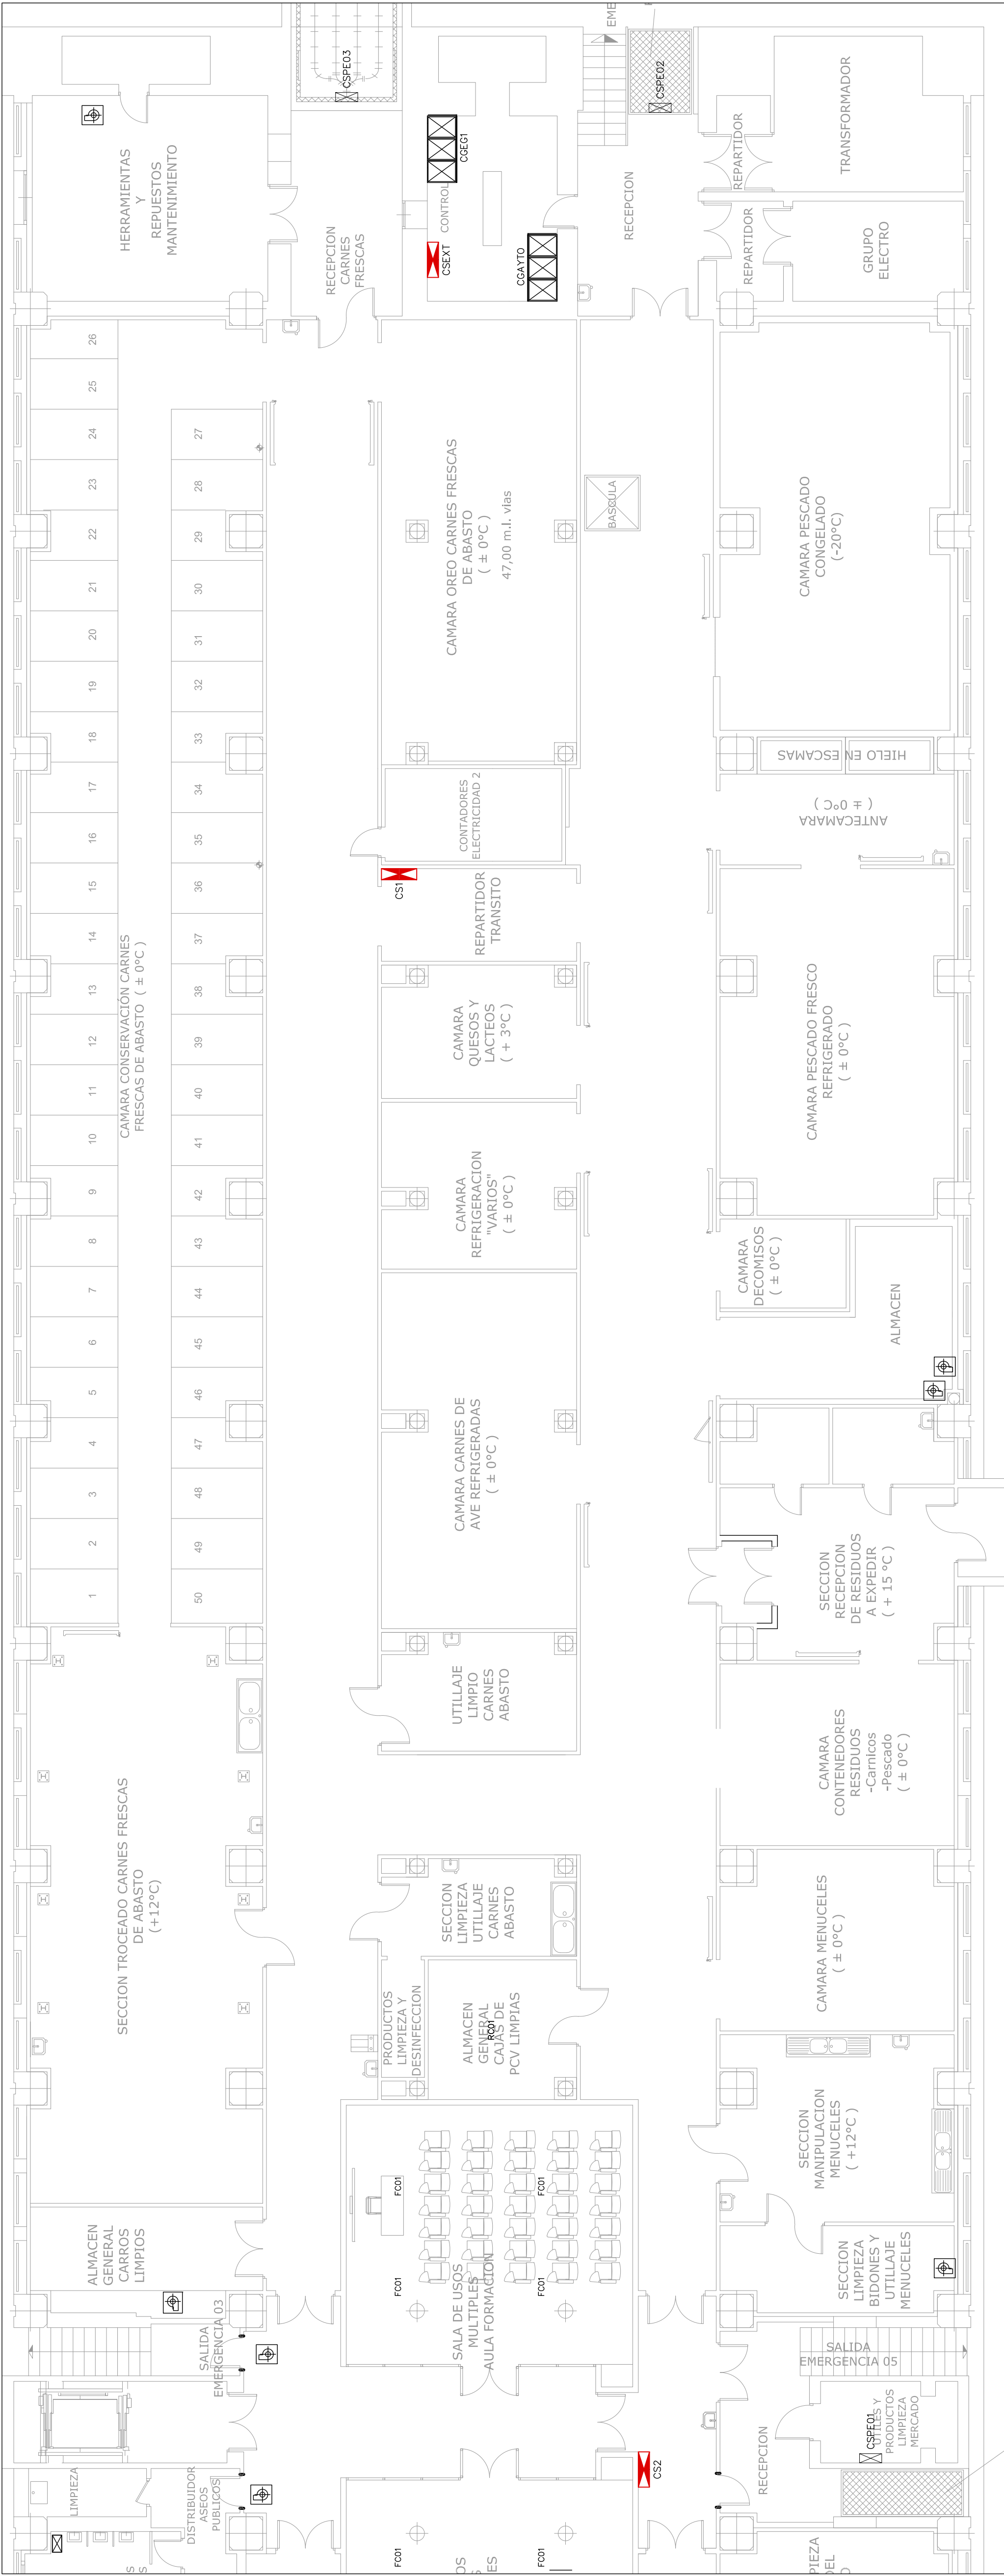

PROMOTOR

**Zaragoza**  
AYUNTAMIENTO

EXCMO. AYUNTAMIENTO ZARAGOZA

ENCOMIENDA DE GESTION

**mercazaragoza**

MERCARAGOZA S.A.

AUTOR DEL PROYECTO:

**MERCASA**

DEPARTAMENTO TÉCNICO MERCASA

PEDRO VILLODO MAZO

ARQUITECTO

**ingenieros JG**

JG INGENIEROS

INGENIERIA DE ESTRUCTURAS

DIRECCIÓN DEL TRABAJO

YOSE ANTONIO ARANZ DE MOTA

ARQUITECTO MUNICIPAL

REHABILITACIÓN  
POR MODERNIZACIÓN DEL  
MERCADO CENTRAL "LANUZA"

SITUACIÓN  
Avenida de Cesar Augusto / C/ Manifestación s/nº  
Alfama de Zaragoza nº1  
50003 ZARAGOZA

PLANO  
PLANTA SEMISOTANO  
SISTEMA DE GESTION

FECHA  
MODIFICADO/ EDICIÓN  
0

ESCALA  
1:100  
PLANO Nº  
SG.02