


PROPIEDAD INTELECTUAL: El presente, como todo documento de carácter técnico, es susceptible de ser reproducido o copiado en su totalidad o en parte, siempre que se cite la fuente de donde se ha obtenido. No se permite la explotación económica ni la transformación de esta obra. Queda permitida la impresión en su totalidad o en parte.

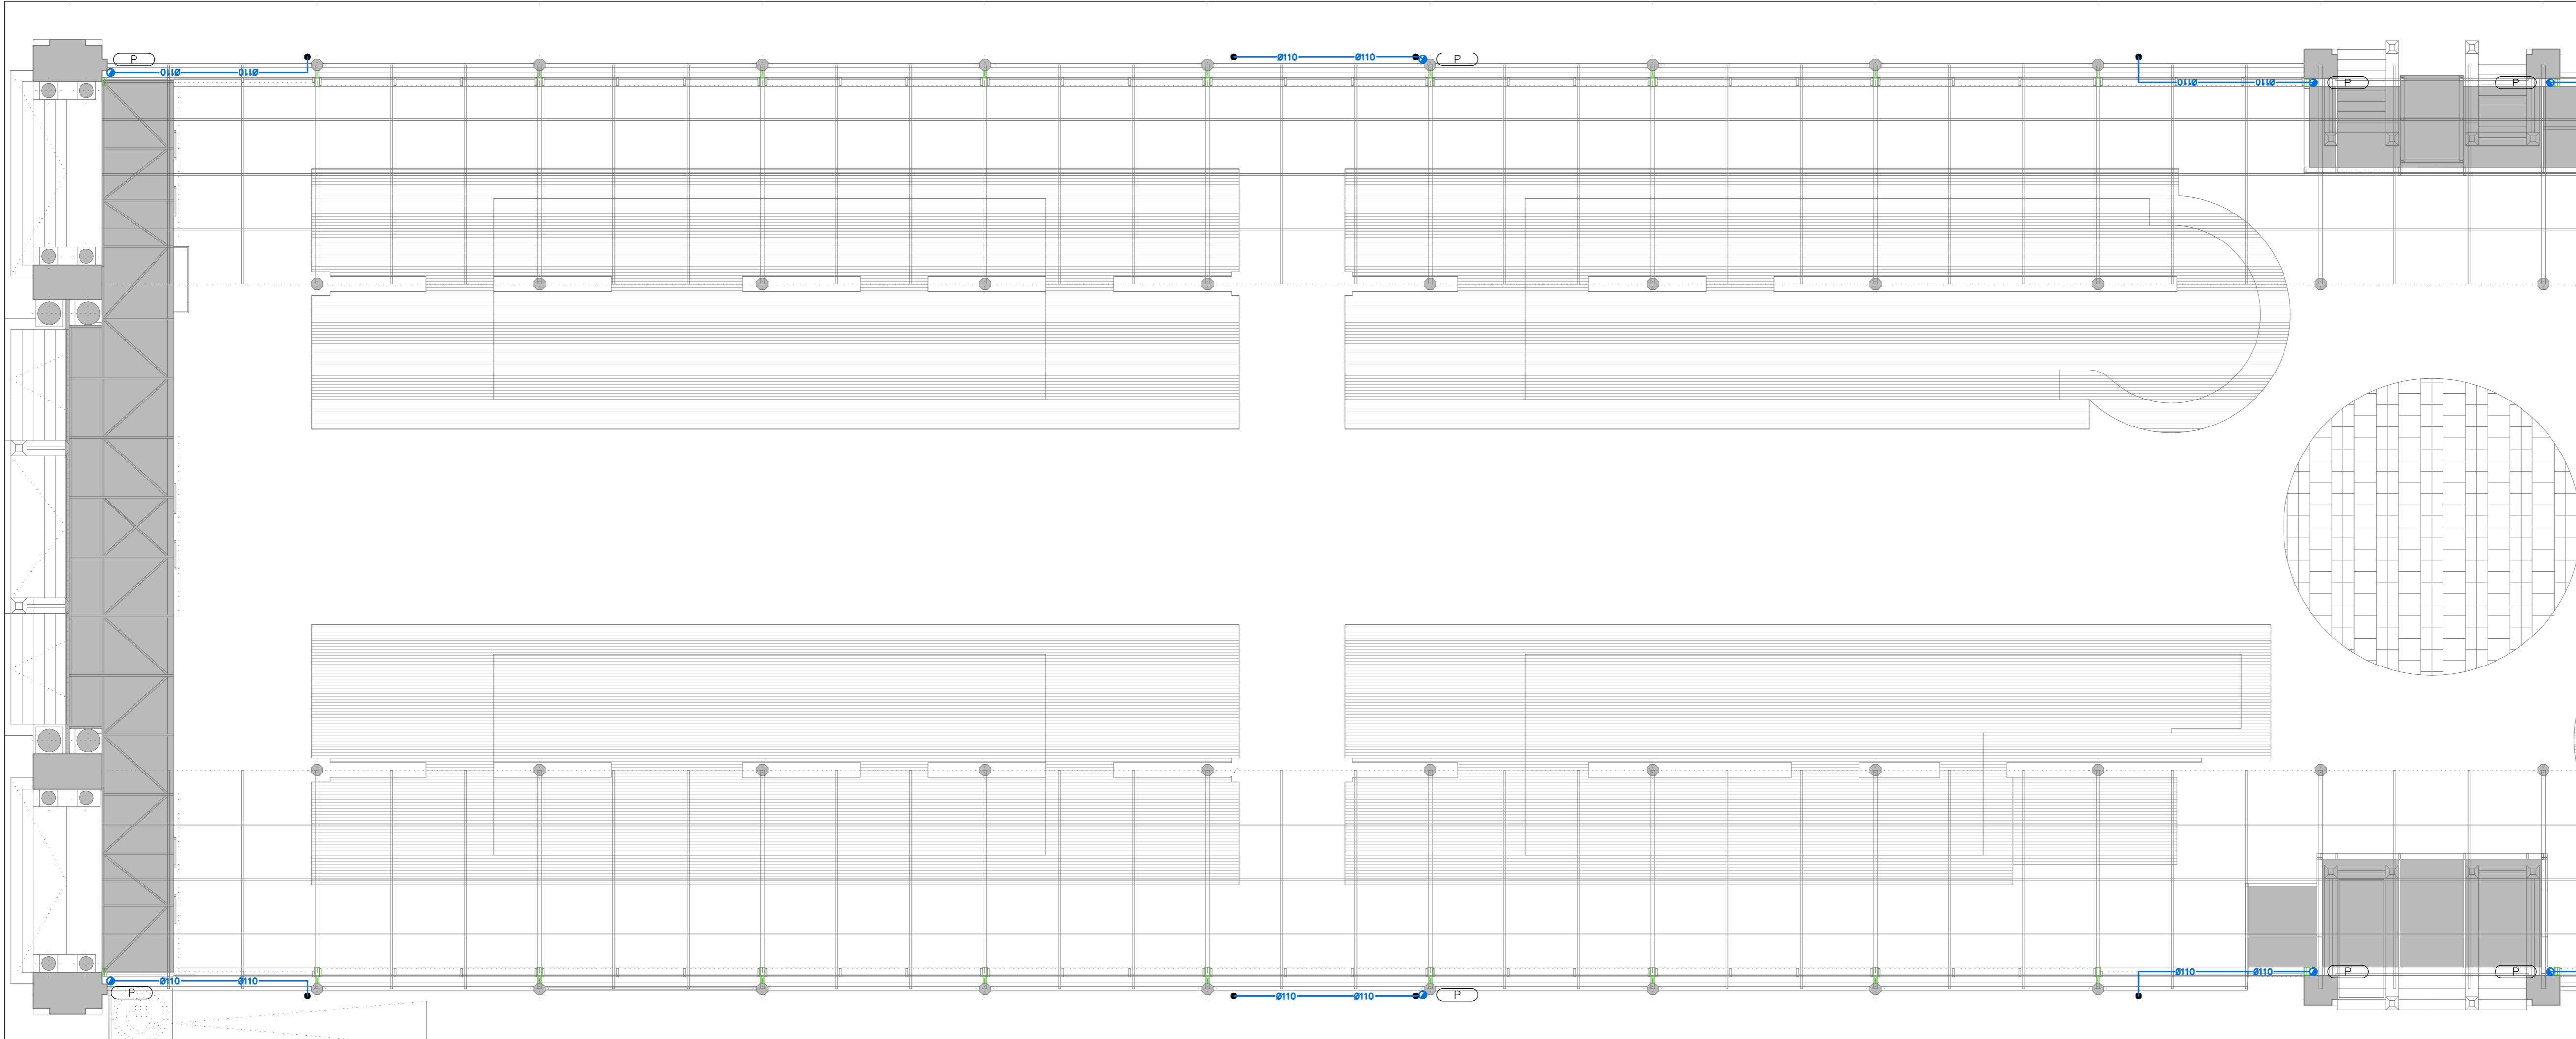

LEYENDA SANEAMIENTO	
SÍMBOLOGÍA	DESCRIPCIÓN
	COLECTOR ENTERRADO
	FECA
	PLUVIAL
	TUBERÍAS DE DESAGÜE
	FECA
	PLUVIAL
	REJA CON CANAL DE EVACUACIÓN
	BAJANTE AGUAS PLUVIALES
	BAJANTE AGUAS FECALES
	TAPÓN DE REGISTRO Y LIMPIEZA
	SUMIDERO
	ARQUETA REGISTRABLE
	PUNTO DE DESAGÜE Y CONEXIÓN APARATOS SANITARIOS

NOTAS:

MATERIAL TUBERÍAS:

COLECTORES GENERALES ENTERRADOS:

PVC TIPO UD UNE-EN 1401-1 SN-4 SDR-41

PVC PARED ESTRUCTURADA SN 8 EN 13476

POLIPROPILENO UNE-EN 1295, UNE-EN 1852 SN- / SDR-

BAJANTES, DESAGÜES Y COLECTORES COLGADOS:

PVC TIPO B UNE-EN 1329-1

PVC SERIE B M1 UNE 145

PVC INSONORIZADA UNE-EN 1329-1

POLIPROPILENO INSONORIZADA


FUNDICIÓN UNE-EN 877

ARQUETAS:

PREFABRICADA EN POLIETILENO

CONSTRUIDA EN OBRA CON FÁBRICA DE LADRILLO

LOS BAJANTES PLUVIALES SE SUSTITUIRÁN Y SE CONECTARÁN EN PLANTA BAJA A LOS EXISTENTES

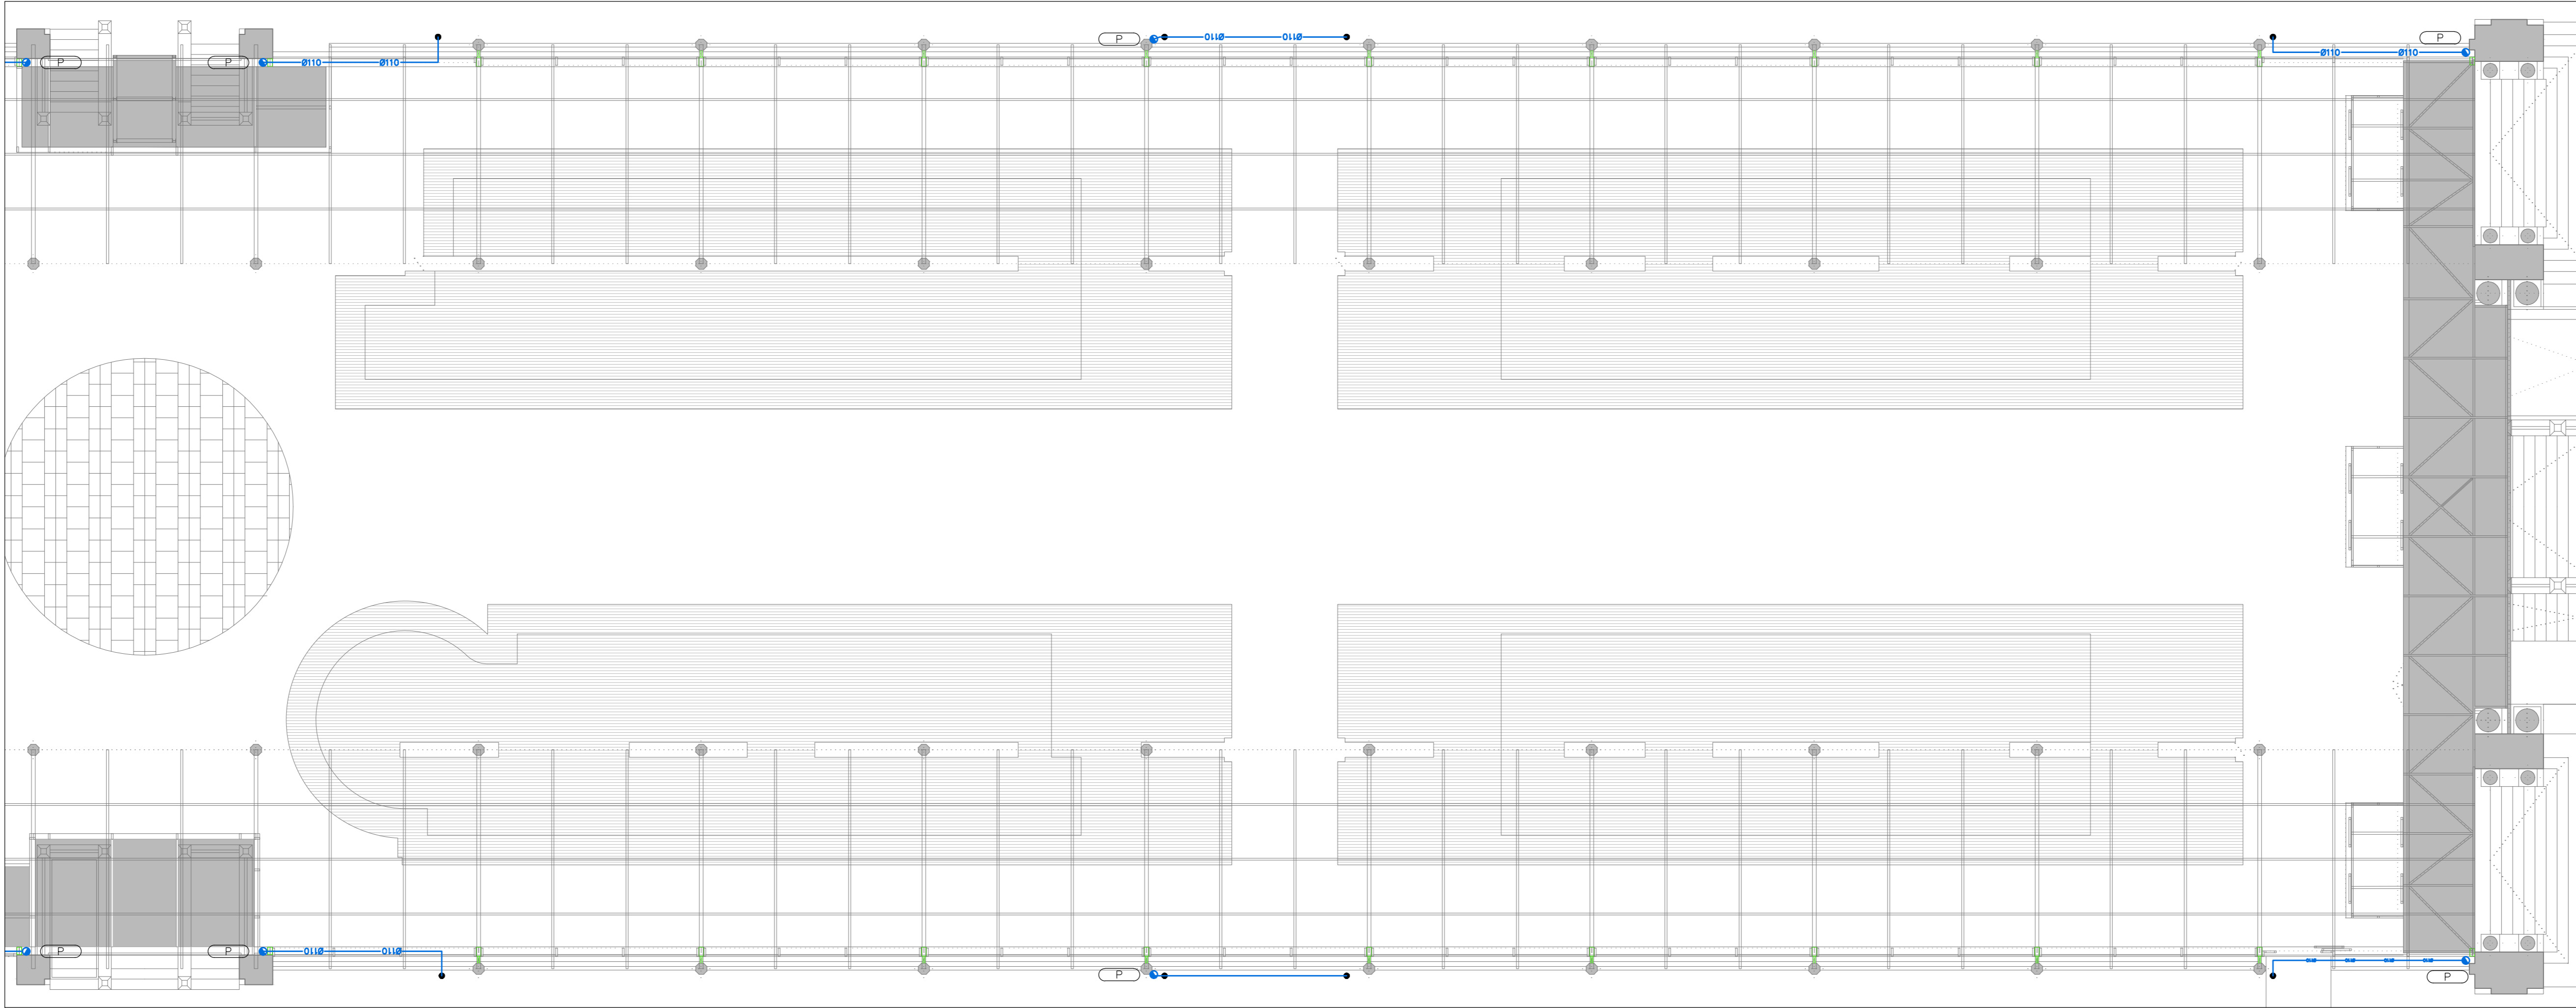

PROMOTOR



EXCMO. AYUNTAMIENTO ZARAGOZA

ENCOMENDA DE GESTIÓN



MERCAZARAGOZA S.A.

AUTOR DEL PROYECTO:



DEPARTAMENTO TÉCNICO MERCASA

INGENIERO DE ESTRUCTURAS

INGENIEROS

DIRECCIÓN DEL TRABAJO

JOSÉ ANTONIO ARANAZ DE MOTTA

ARQUITECTO MUNICIPAL

REHABILITACIÓN POR MODERNIZACIÓN DEL MERCADO CENTRAL "LANUZA"

SITUACIÓN

Avda. de Cesar Augusto / C/ Manifestación s/nº

Área de Referencia nº1

00003 ZARAGOZA

PLANO

PLANTA TECHOS PUESTOS

SANEAMIENTO

DISTRIBUCIÓN

FECHA

MODIFICADO

ERRECCIÓN

0

ESCALA

1:100

PLANO Nº1

SA.03

Departamento Proyectos Técnicos - MERCASA