



COLEGIO
OFICIAL DE
ARQUITECTOS DE
ARAGON

PLANTILLA DE FIRMAS ELECTRÓNICAS

FIRMAS DE COLEGIADOS


FIRMAS COLEGIOS / ORGANISMOS OFICIALES / OTROS



COLEGIO OFICIAL DE ARQUITECTOS DE ARAGÓN | Demarcación de ZARAGOZA.
VISADO Normal con fecha 05/07/2017. Número de expediente/fase ZA2017001861400

Documento con firma electrónica. Autenticidad verificable en coaa.e-gestion.es/validacion.aspx con CSV: EVeggb353uw62952017730944


CALLE JERÓNIMO CÁNCER

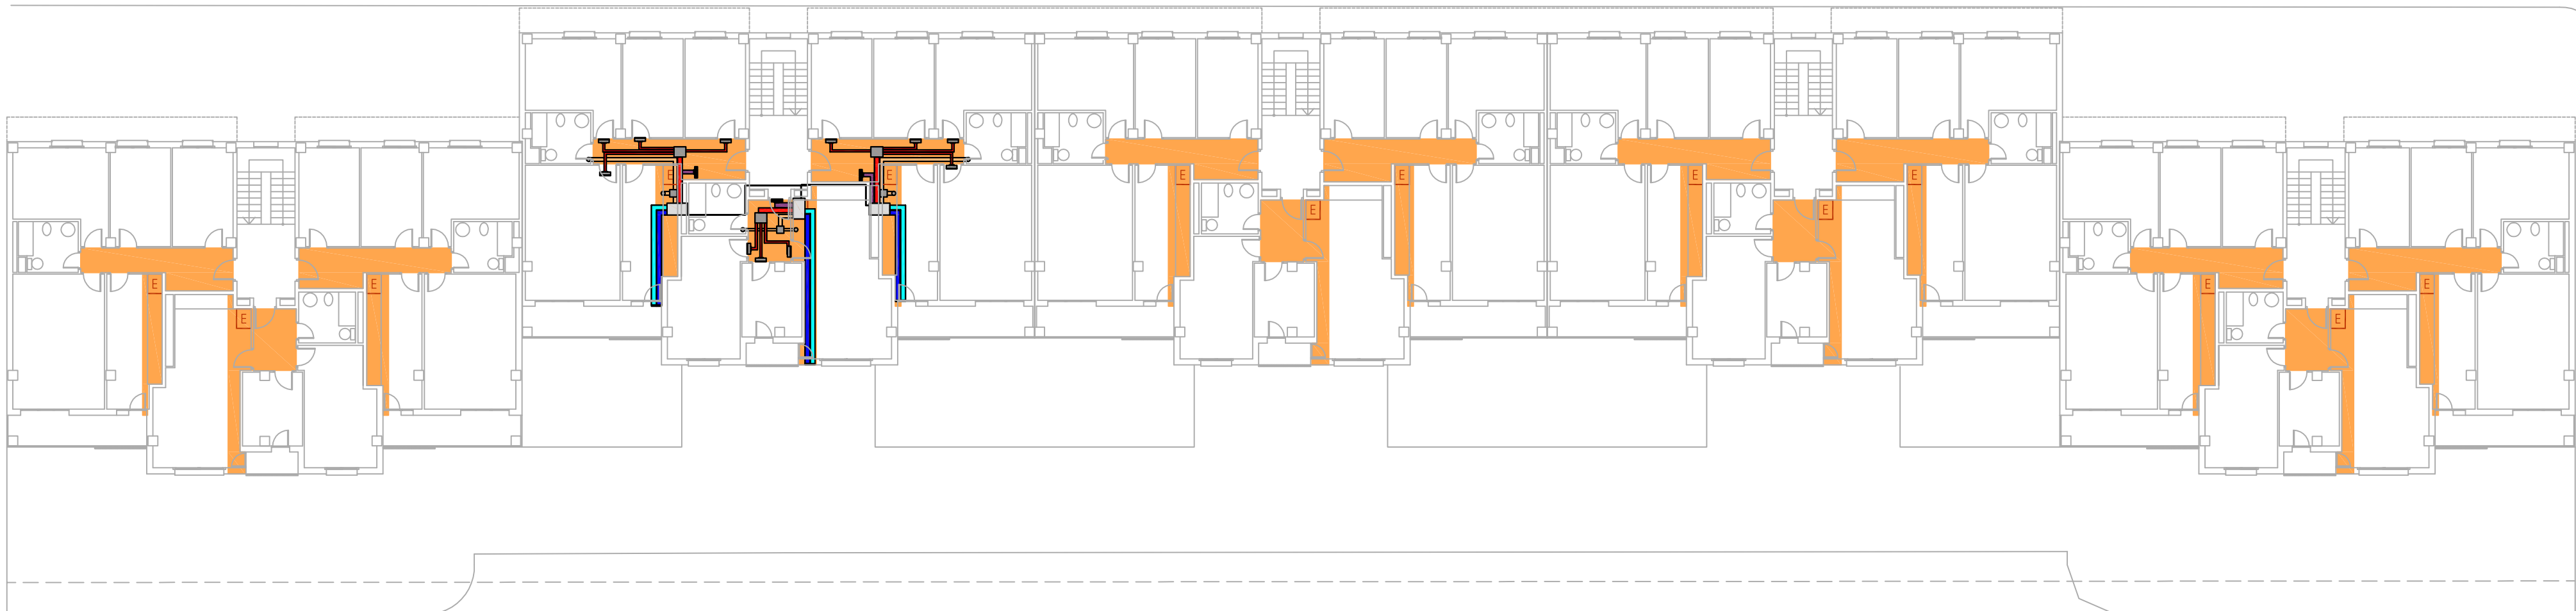

CALLE MAESTRO TELLERIA

PLANTAS 1ª Y 2ª

CALLE JERÓNIMO CÁNCER

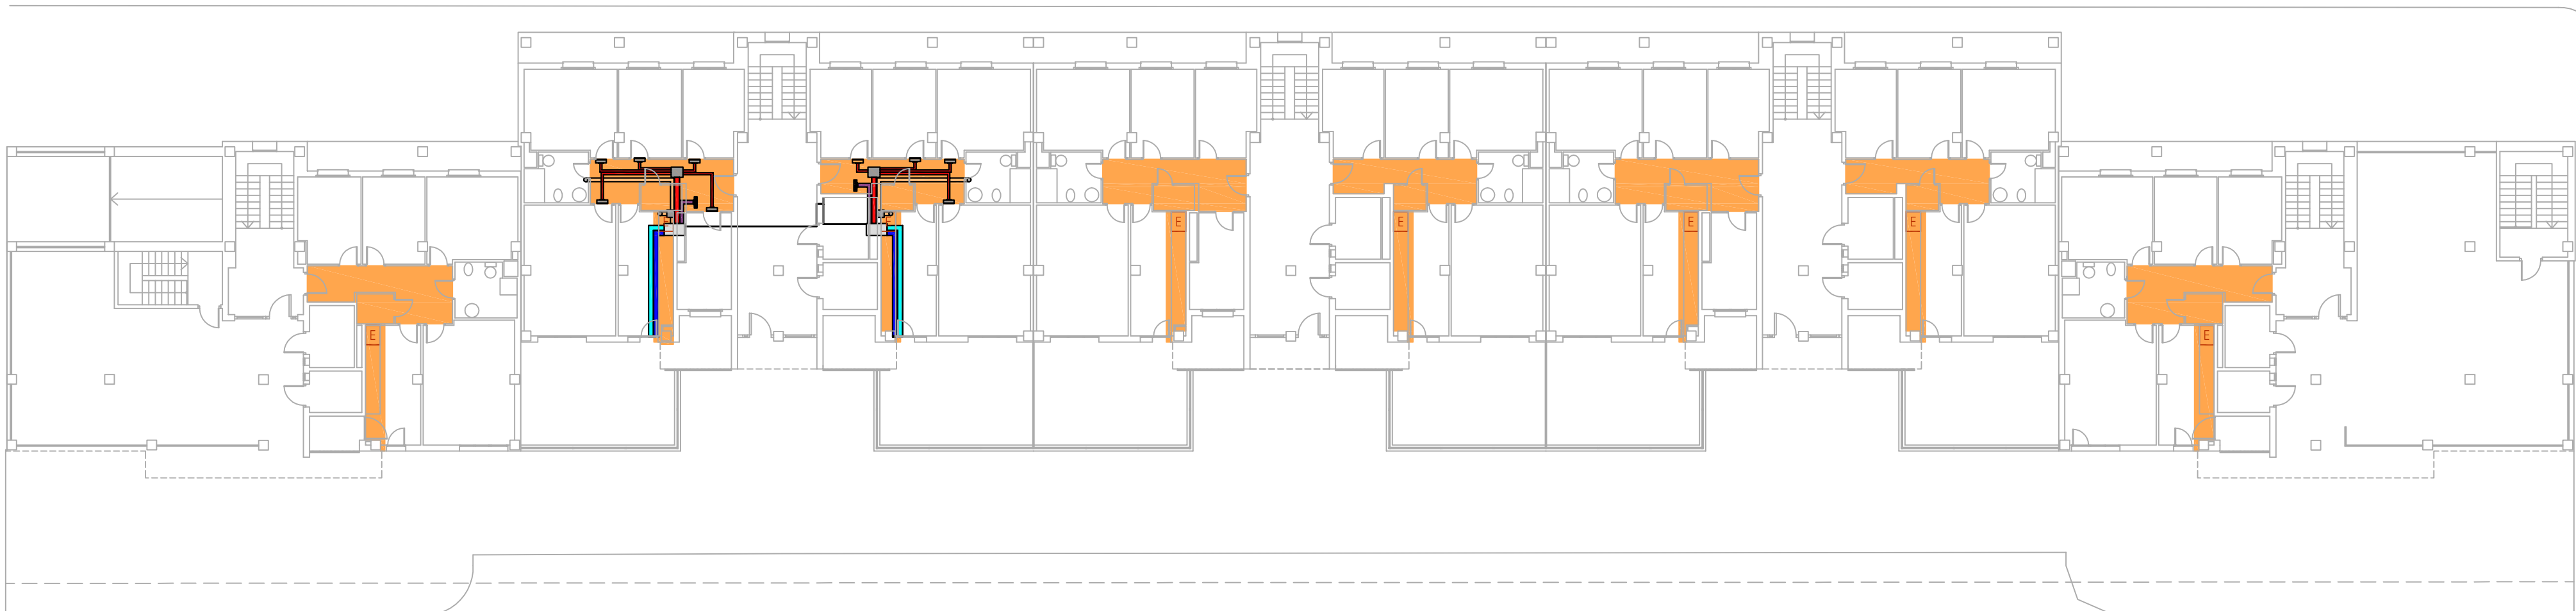

CALLE MAESTRO TELLERIA

PLANTA BAJA

-  ELFOPACK
-  FALSO TECHO



REHABILITACIÓN ENERGÉTICA DE EDIFICIO DE VIVIENDAS
PROYECTO BUILDHEAT - G.A. 680658 H2020-EEB-2015

CALLE MAESTRO TELLERIA, 12-20. ZARAGOZA

ARQUITECTA	CAPÍTULO
	PROPUESTA TÉCNICA / INSTALACIONES
PIJAR LOPEZ RUIZ	PLANO
JUNIO 2017	PLANTAS BAJA, 1ª Y 2ª
FECHA Y ARCHIVO	ESCALA
1/200	


COLEGIO OFICIAL DE ARQUITECTOS DE ARAGÓN | Demarcación de ZARAGOZA
VISADO Normal con fecha 05/07/2017. Número de expediente/fase ZA2017001861400



Documento con firma electrónica. Autenticidad verificable en coaa.e-gestion.es/validacion.aspx con CSV: EVeggb353uw62952017730944




CALLE JERÓNIMO CÁNCER

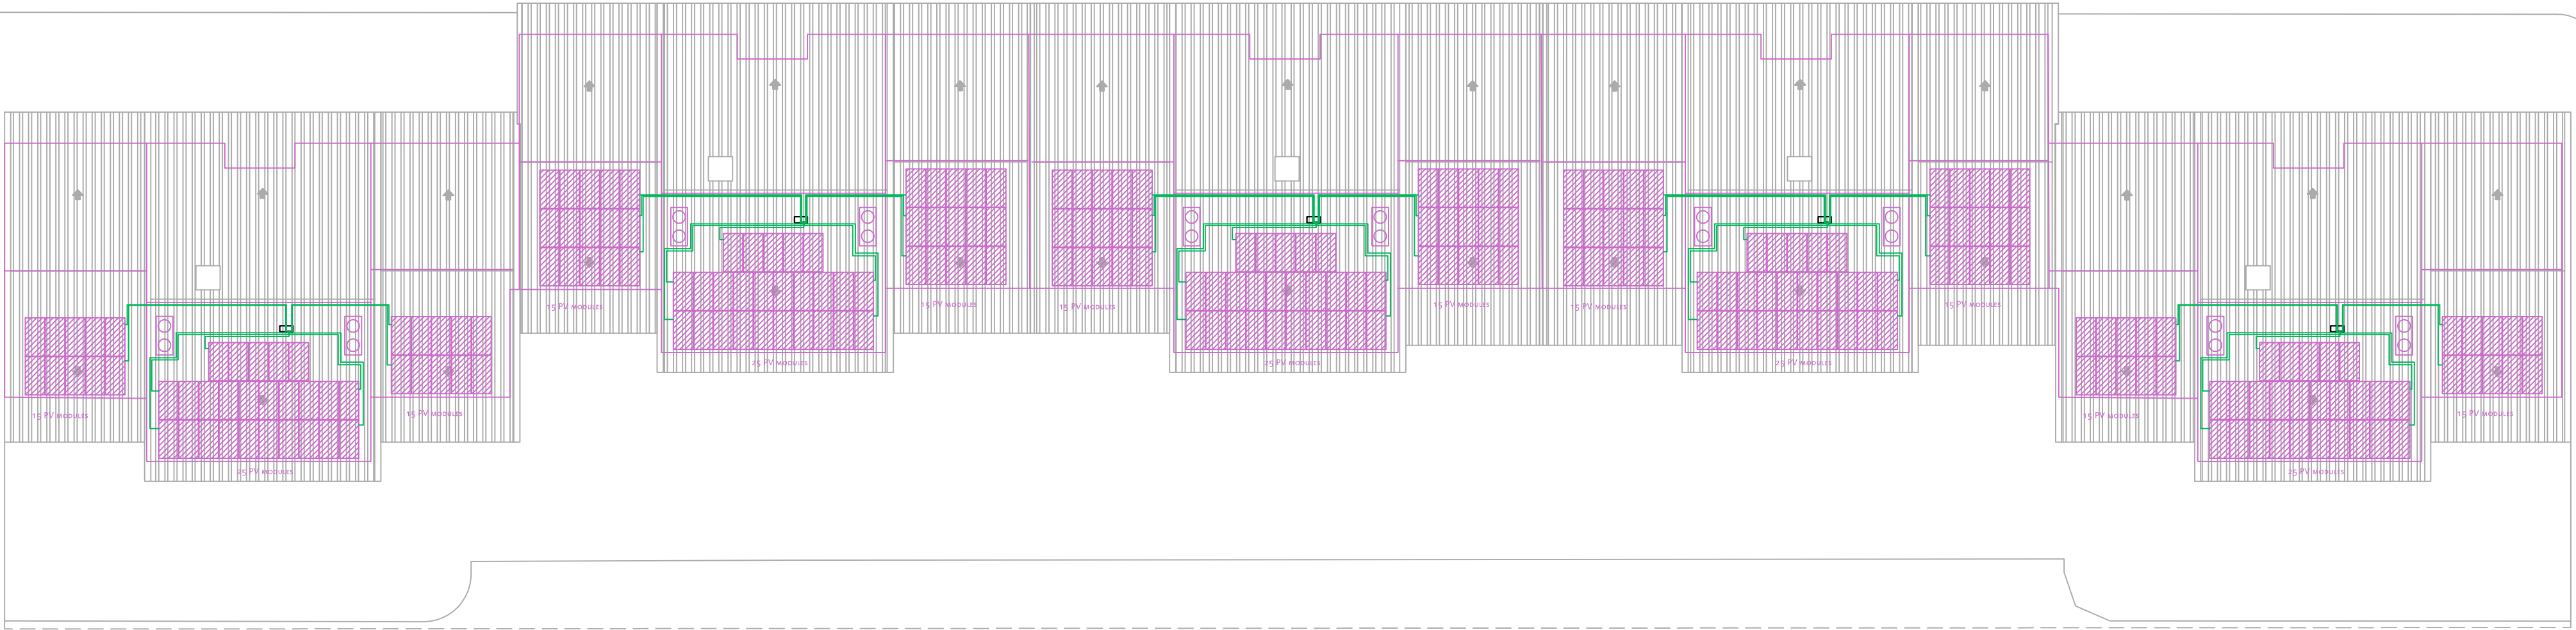

CUBIERTAS

CALLE MAESTRO TELLERIA

CALLE JERÓNIMO CÁNCER

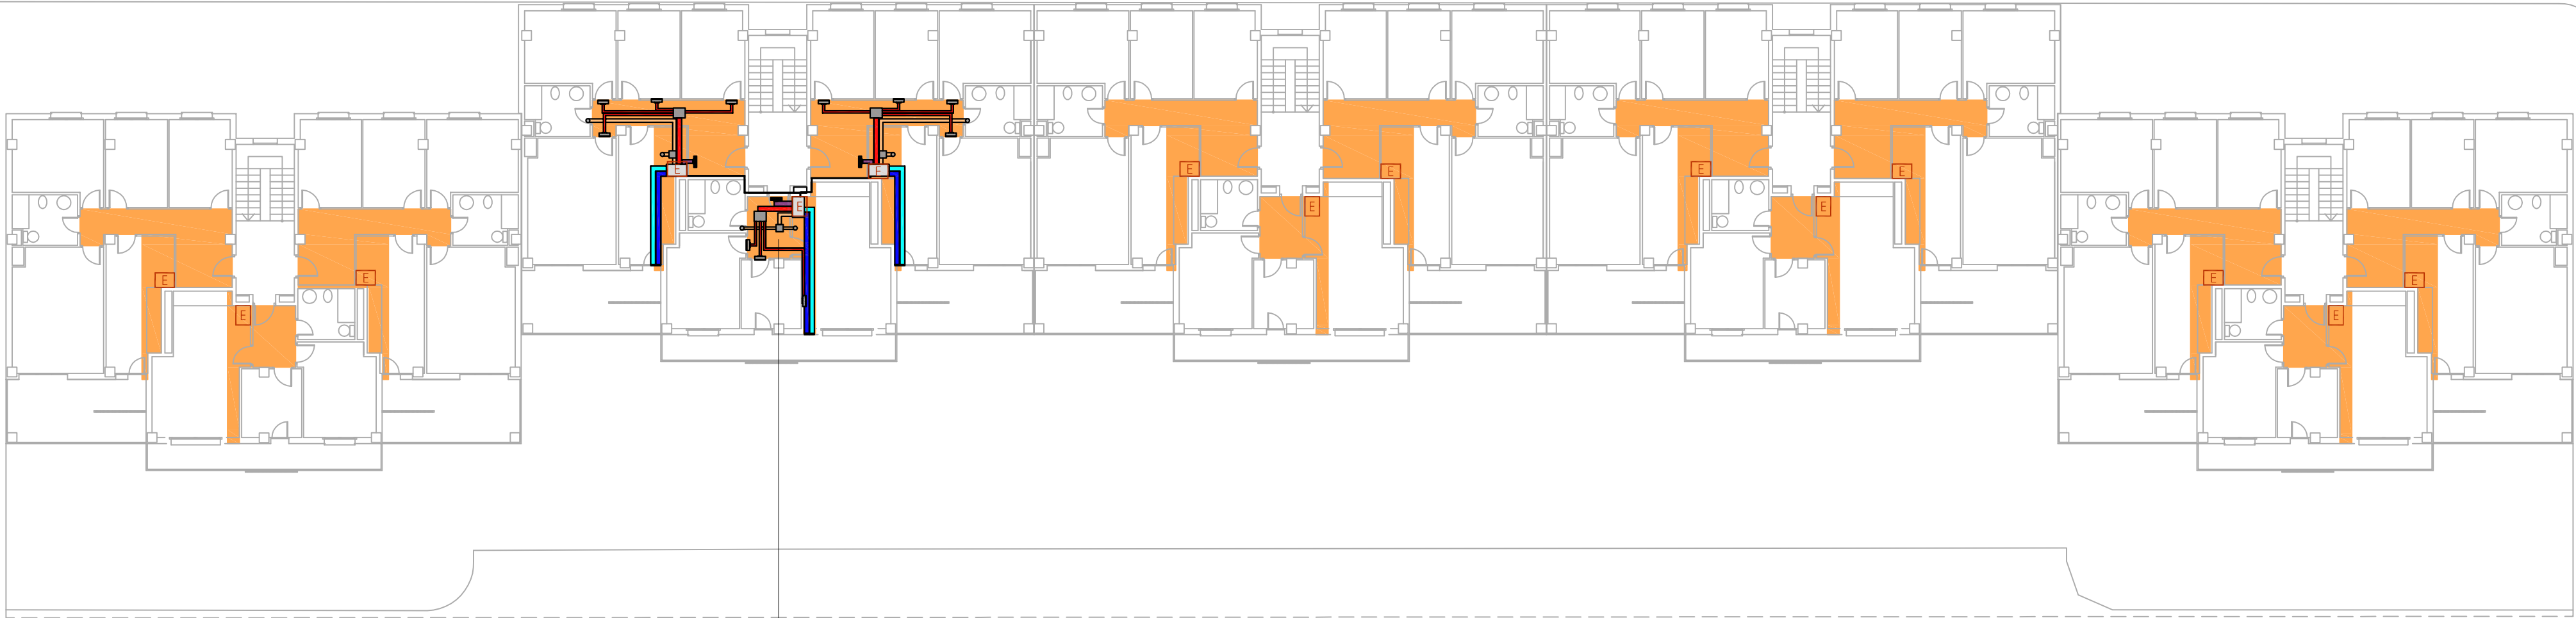

PLANTA 3ª

CALLE MAESTRO TELLERIA

DISTRIBUCIÓN GENERAL

-  ELFOPACK
-  FALSO TECHO

Zaragoza
VIVIENDA

INST
02
V_01

REHABILITACIÓN ENERGÉTICA DE EDIFICIO DE VIVIENDAS
PROYECTO BUILDHEAT - G.A. 680658 H2020-EEB-2015


CALLE MAESTRO TELLERIA, 12-20. ZARAGOZA

ARQUITECTO	CAPITULO
PIJAR LOPEZ RUIZ	PROPUESTA TECNICA / INSTALACIONES
FECHA Y ARCHIVO	PLANO
JUNIO 2017	PLANTAS 3ª y CUBIERTA
1/200	ESCALA

COLEGIO OFICIAL DE ARQUITECTOS DE ARAGON | Demarcación de ZARAGOZA
VISADO Normal con fecha 05/07/2017. Número de expediente/fase ZA2017001861400

Documento con firma electrónica. Autenticidad verificable en coaa.e-gestion.es/validacion.aspx con CSV: EVeggb353uw62952017730944



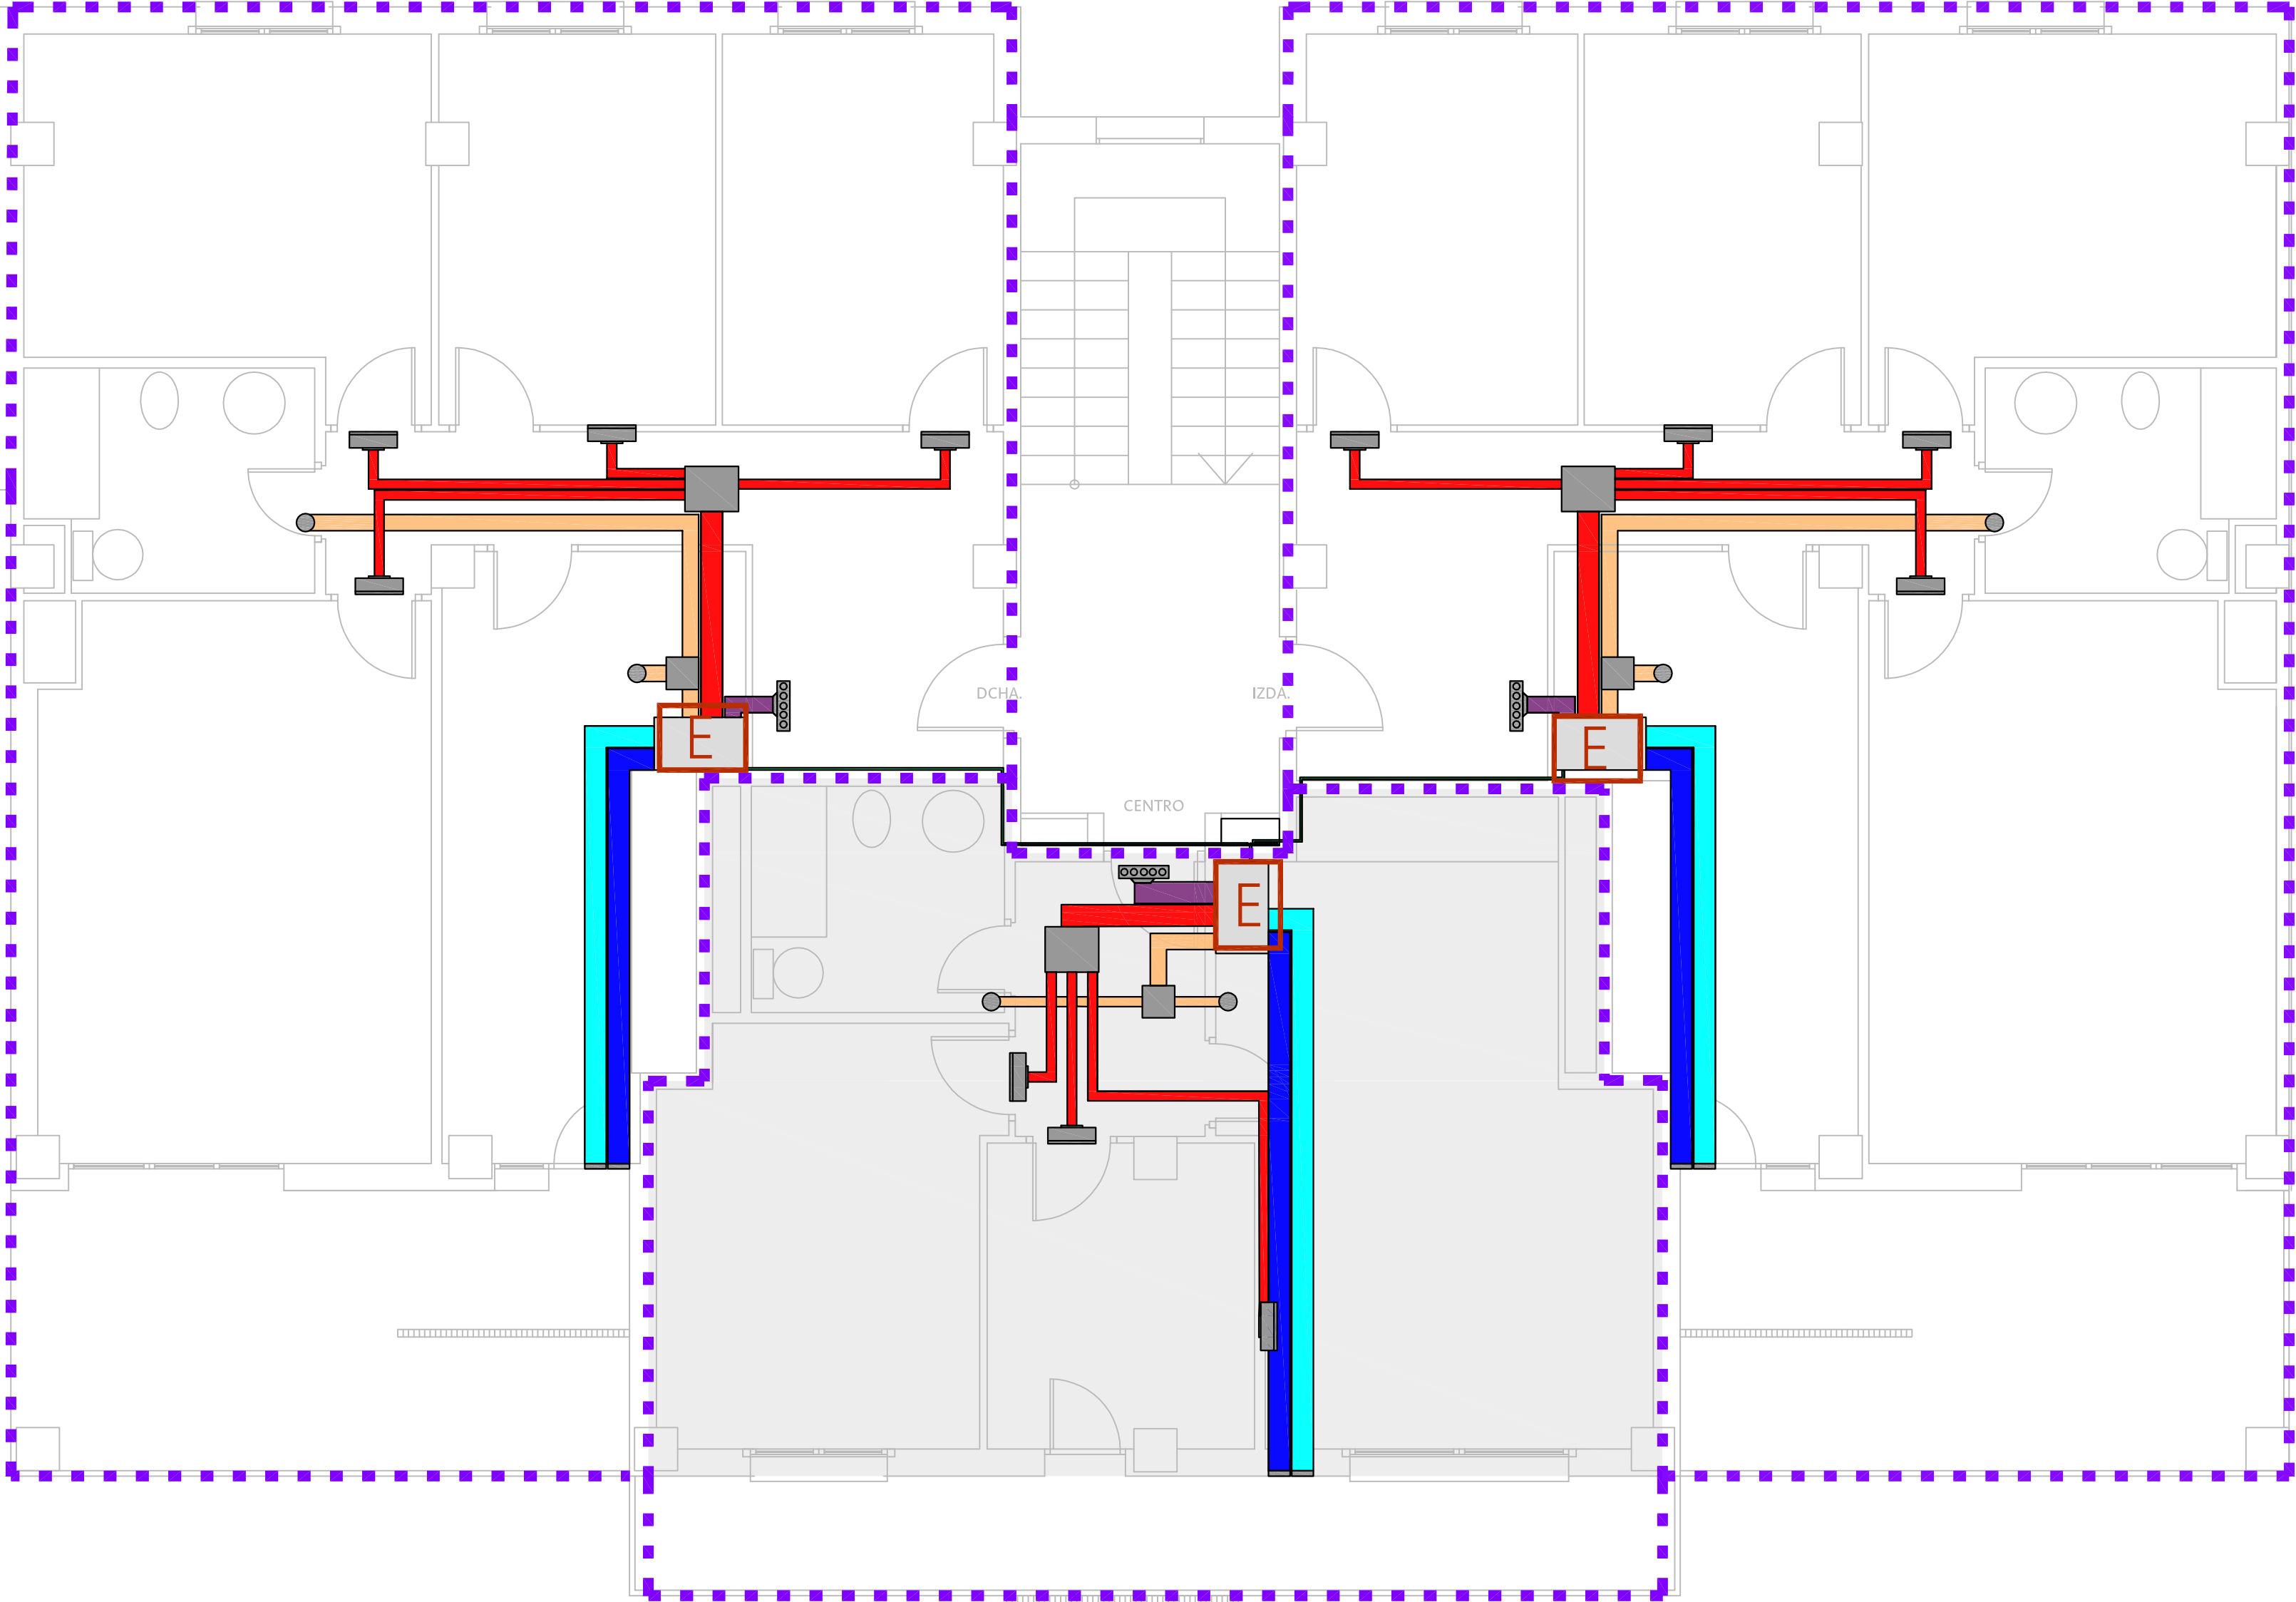

-  ELFOPACK
-  CONDUCTO DE ALUMINIO (DN200)
DISTRIBUCION DE AIRE PARA CLIMATIZACION
-  CONDUCTO DE ALUMINIO (DN 150)
RETORNO DE AIRE DE CLIMATIZACION
-  CONDUCTO RECIRCULACIÓN (DN 150) AIRE INTERIOR
-  REJILLA IMPULSIÓN
-  REJILLA EXTRACCIÓN
-  REJILLA EXTRACCIÓN AIRE INTERIOR
-  CONDUCTO DE ALUMINIO (DN 200)
ADMISIÓN AIRE EXTERIOR
-  CONDUCTO DE ALUMINIO (DN 200) EXPULSIÓN
AIRE VICIADO
-  CONEXION ELECTRICA DE PANELES
FOTOVOLTAICOS CON ELFOPACK
-  DELIMITACIÓN VIVIENDAS

