




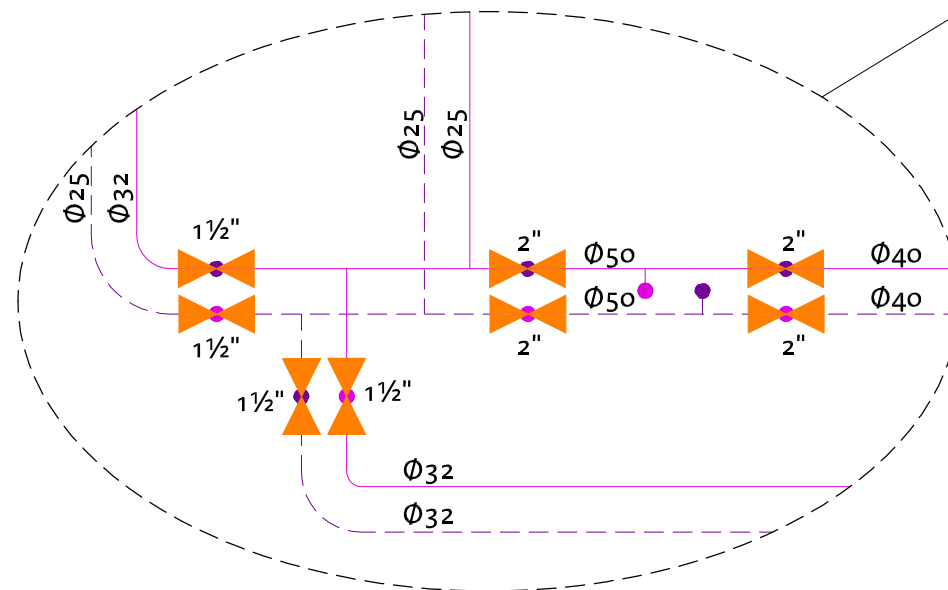


LEYENDA

-  Módulo de reserva 60x60 cm. para instalaciones.
-  Panel de alto rendimiento 60x60 cm. CONFORT PANEL de UPONOR.
-  Colector impulsión-retorno modular VARIO PLUS de UPONOR
-  Tuberías impulsión-retorno PEXa antidifusión de oxígeno de UPONOR
-  Válvulas de esfera PN-10 para sectorización de averías y revisiones.



 **Zaragoza**
AYUNTAMIENTO
GERENCIA DE URBANISMO

DIRECCIÓN DE ARQUITECTURA
OFICINA TÉCNICA DE ARQUITECTURA

PROYECTO DE EJECUCIÓN CLIMATIZACIÓN PLANTAS 1ª Y 2ª DE LA CASA AMPARO

PLANO:

PLANTA PRIMERA: HABITACIONES 132 A 146. CLIMATIZACION IC-1.3

INGENIERO T. INDUSTRIAL:

RICARDO NAVARRO

TEC. GRADO SUP.:

MANUEL ESCUDERO

CÓDIGO: 15-32 [OFT] CHI
CASA AMPARO PL 1ª, 2ª ICL

ESCALA:

1/100

FECHA:

JULIO 2016

REM:

9