



**Zaragoza**

AYUNTAMIENTO

GERENCIA DE URBANISMO

DIRECCIÓN DE ARQUITECTURA

# PLANOS



## PROYECTO BÁSICO Y DE EJECUCIÓN DE DISTRIBUCIÓN INTERIOR DEL CENTRO DE CONVIVENCIA PARA MAYORES TERMINILLO PARQUE DELICIAS (ZARAGOZA)

14-16 [OFT] DLC C MAYORES TERMINILLO DISTRIBUCIÓN INT

### OFICINA DE PROYECTOS DE ARQUITECTURA

SECCIÓN:

UNIDAD DE GESTIÓN DE PROYECTOS I

ARQUITECTO:

MARIA PILAR HERNANDO ENCUESTRA

JUNIO / 2014



**PROYECTO BÁSICO Y DE EJECUCIÓN DE DISTRIBUCIÓN INTERIOR DEL**

**CENTRO DE CONVIVENCIA PARA MAYORES TERMINILLO**

**EMPLAZAMIENTO: PARQUE DELICIAS. ZARAGOZA**

**PROMOTOR: AYUNTAMIENTO DE ZARAGOZA**

---

**II. PLANOS**

Plano de situación y emplazamiento

A-01 Situación 1/2000

A-02 Emplazamiento 1/1000

Planos de Arquitectura

A-03 Plantas estado Actual. Usos, superficies y cotas 1/100

A-04 Plantas reformado. Usos, superficies y cotas 1/100


A-05 Sección Longitudinal 1/100

Planos de Instalaciones

I-01 Electricidad y Prevención de Incendios 1/100

I-02 Ventilación y climatización 1/100

I-03 Falsos techos 1/100

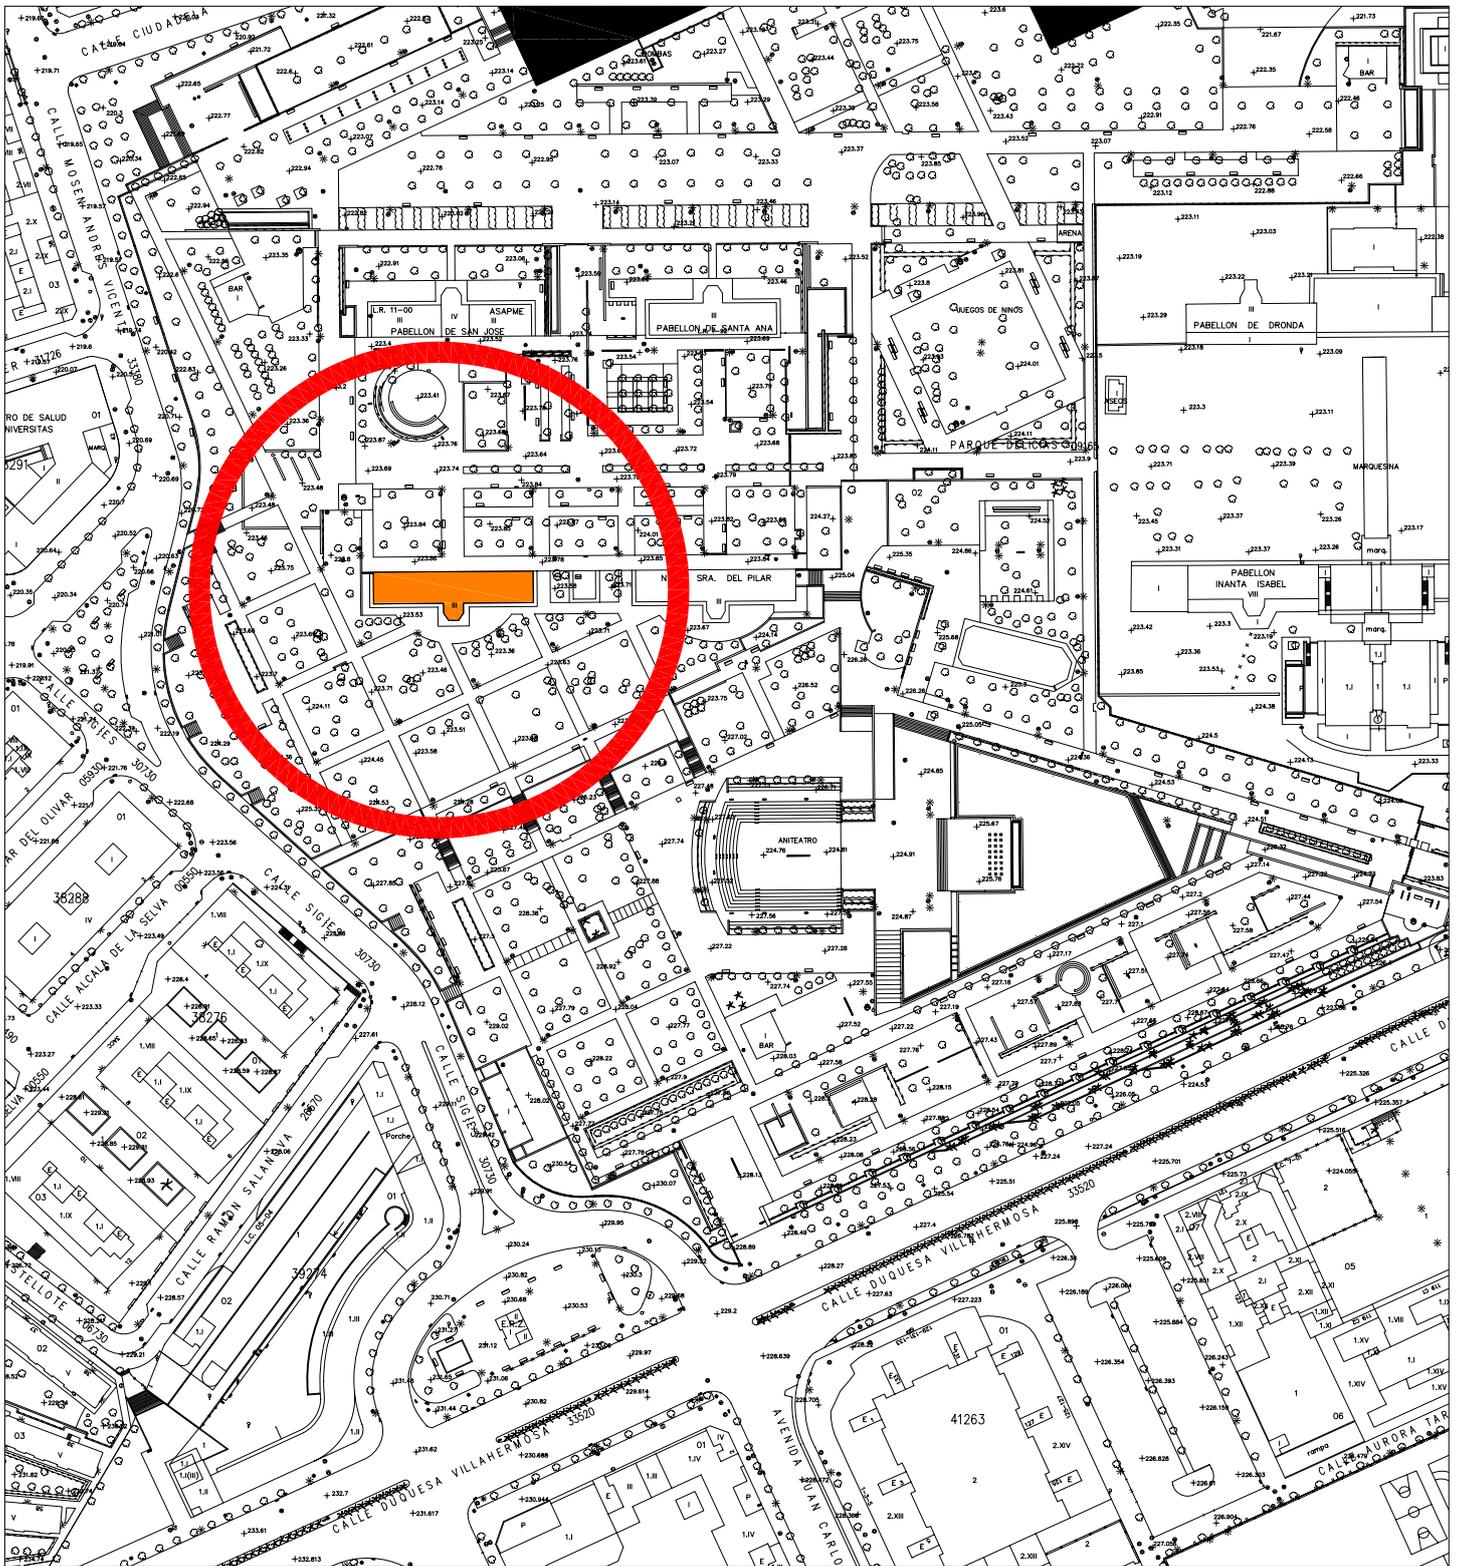

**Zaragoza**

AYUNTAMIENTO

GERENCIA DE URBANISMO

DIRECCIÓN DE ARQUITECTURA

UNIDAD DE GESTIÓN DE PROYECTOS I


**PROYECTO BÁSICO Y DE EJECUCIÓN DE DISTRIBUCIÓN INTERIOR  
CENTRO CONVIVENCIA MAYORES TERMINILLO**

PLANO:

**SITUACIÓN**

**A-01**

ARQUITECTO:  <b>MARÍA PILAR HERNANDO ENCUESTRA</b> JEFA DE LA UNIDAD DE GESTIÓN DE PROYECTOS I	TEC. GRADO SUP.:	ESCALA: <b>1/2000</b>	REM: <b>78</b>
	CÓDIGO: <b>14 - 16 (OFT) DLC C MAYORES          TERMINILLO DISTRIBUCION INT.</b>	FECHA: <b>JUNIO 2014</b>	

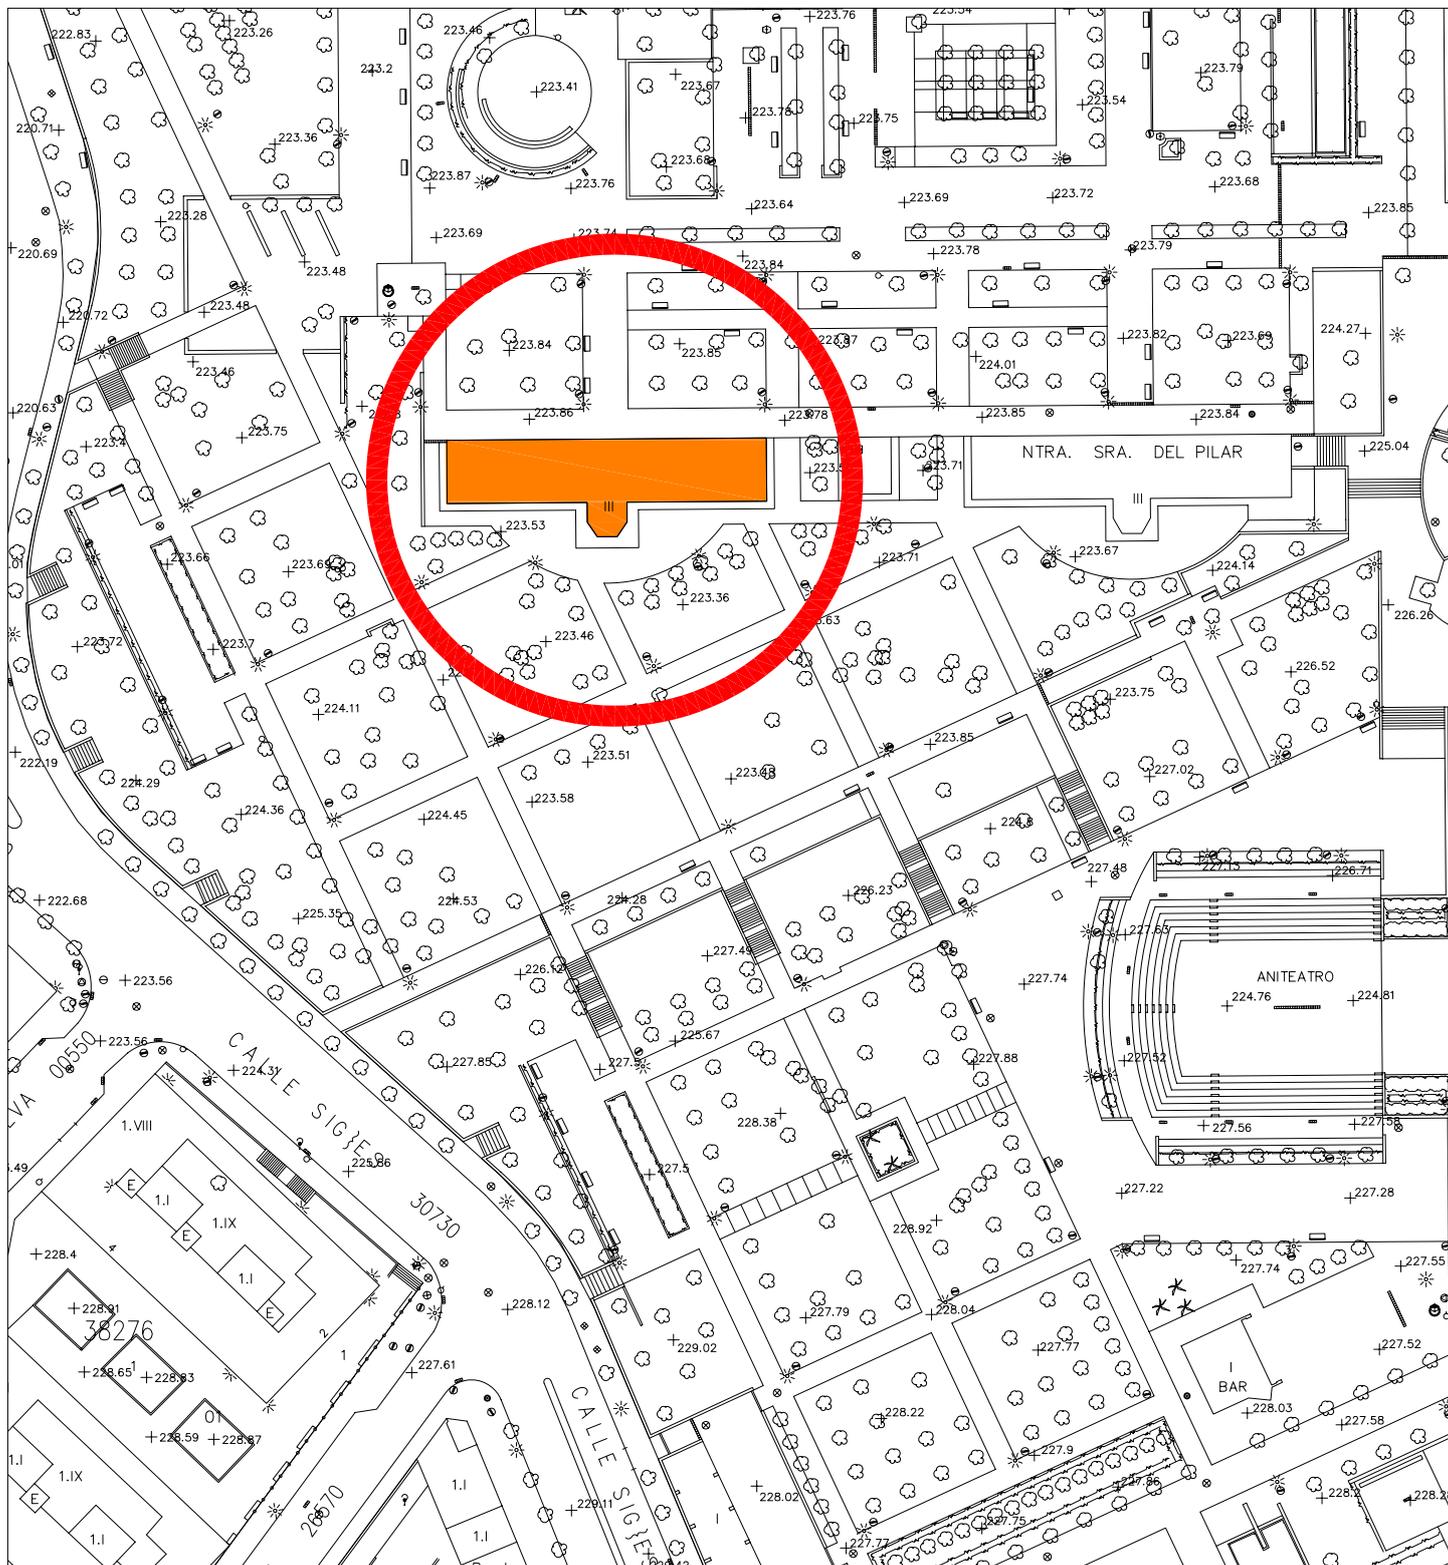

**Zaragoza**

AYUNTAMIENTO

GERENCIA DE URBANISMO

DIRECCIÓN DE ARQUITECTURA

UNIDAD DE GESTIÓN DE PROYECTOS I


**PROYECTO BÁSICO Y DE EJECUCIÓN DE DISTRIBUCIÓN INTERIOR  
CENTRO CONVIVENCIA MAYORES TERMINILLO**

PLANO:


**EMPLAZAMIENTO**

**A-02**


ARQUITECTO:  <b>MARÍA PILAR HERNANDO ENCUENTRA</b> JEFA DE LA UNIDAD DE GESTIÓN DE PROYECTOS I	TEC. GRADO SUP.:	ESCALA: <b>1/1000</b>	REM: <b>78</b>
	CÓDIGO: <b>14 - 16 (OFT) DLC C MAYORES TERMINILLO DISTRIBUCION INT.</b>	FECHA: <b>JUNIO 2014</b>	

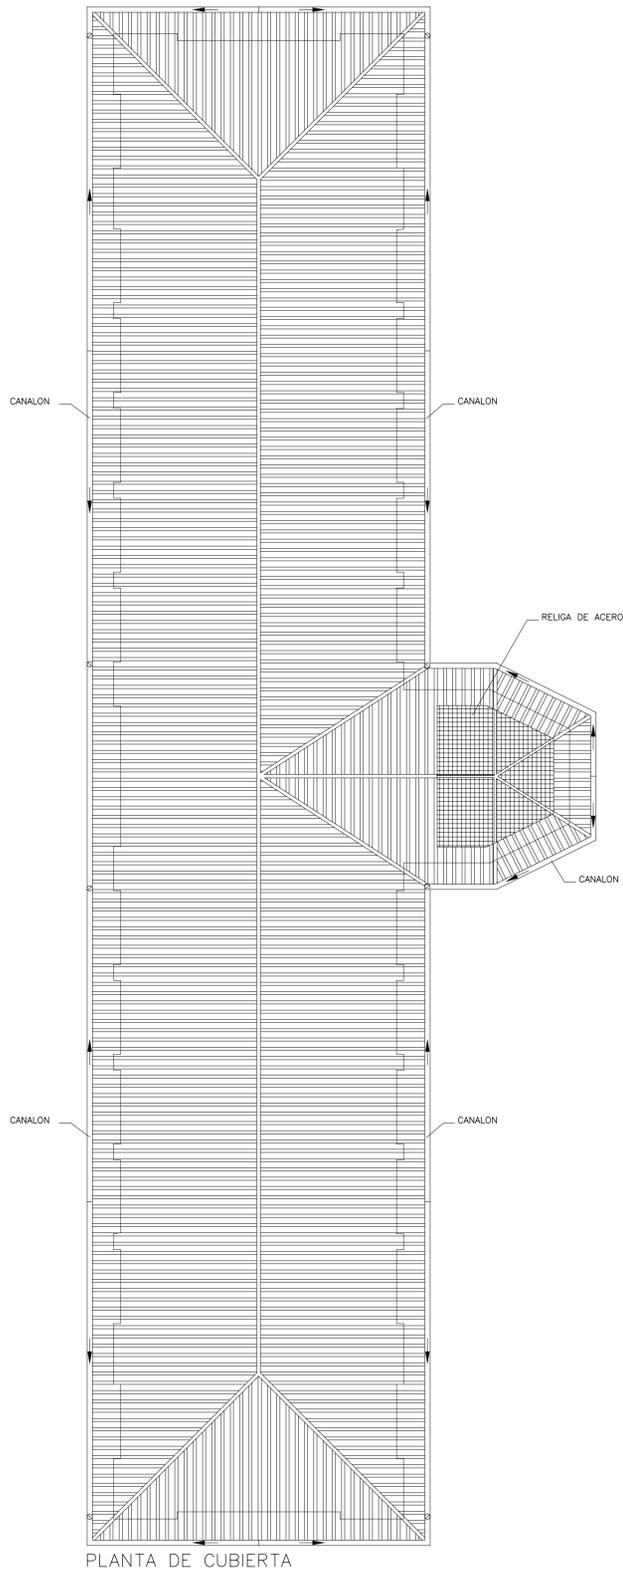


PLANTA DE CUBIERTA

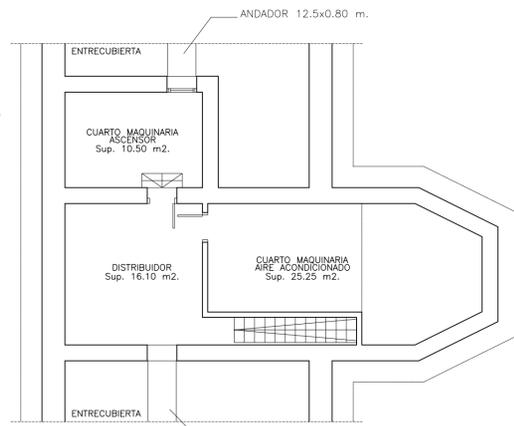


PLANTA ENTRECUBIERTA

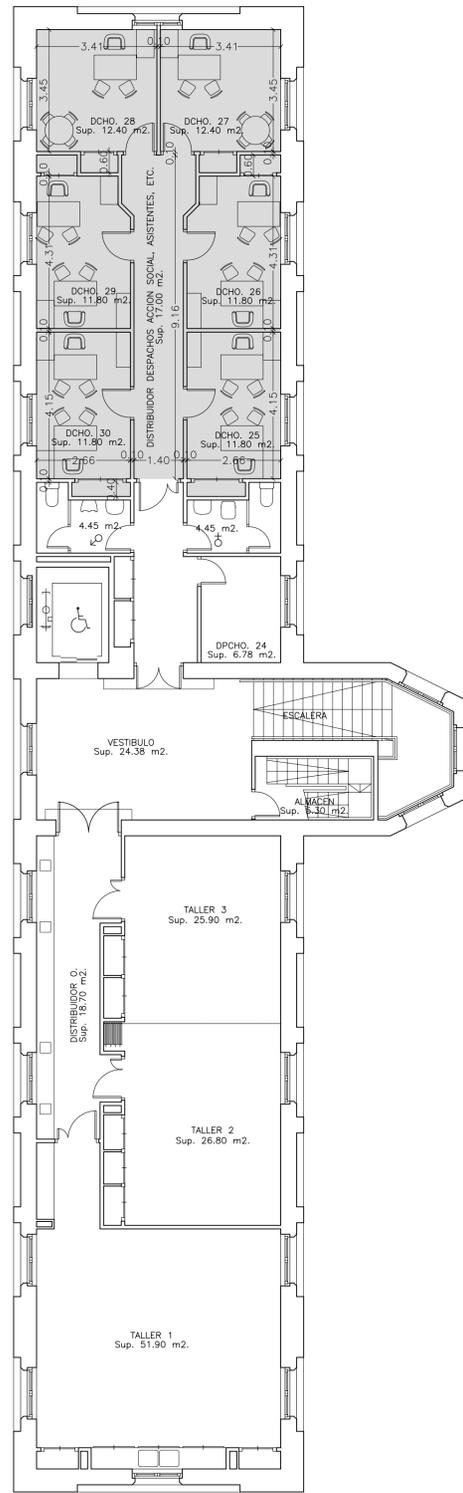

PLANTA SEGUNDA NIVEL 2

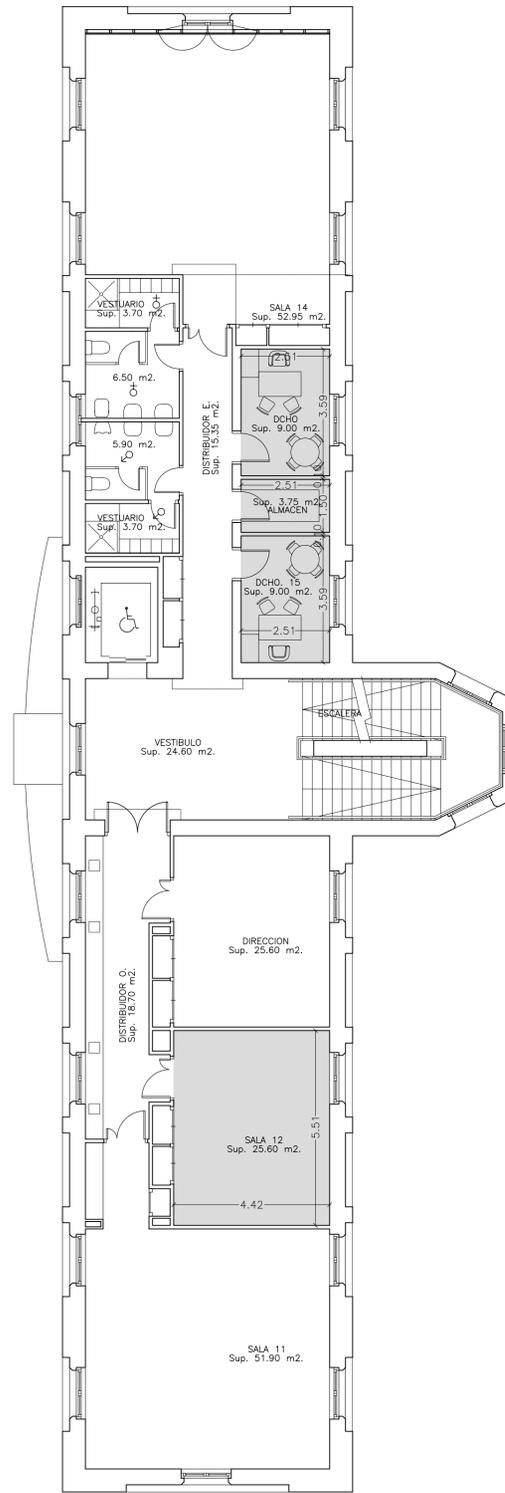


PLANTA PRIMERA NIVEL 1

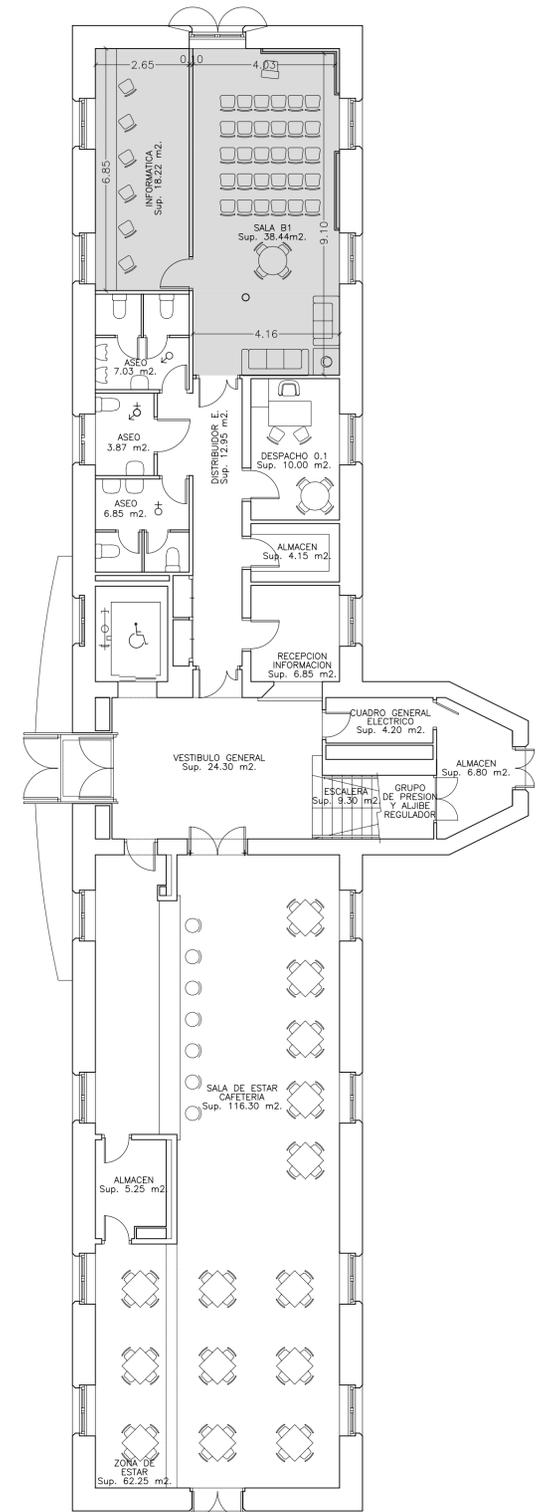


PLANTA BAJA NIVEL 0

■ ZONAS AFECTADAS POR LA INTERVENCIÓN



ARQUITECTO: MARÍA PILAR HERNANDO ENCUESTRA JEFA DE LA UNIDAD DE GESTIÓN DE PROYECTOS I	TEC. GRADO SUP.: MÁXIMO	ESCALA: 1/100	REM: 78
	CÓDIGO: 14 - 16 (OPT) DLC C MAYORES TERMINILLO DISTRIBUCION INT.	FECHA: JUNIO 2014	

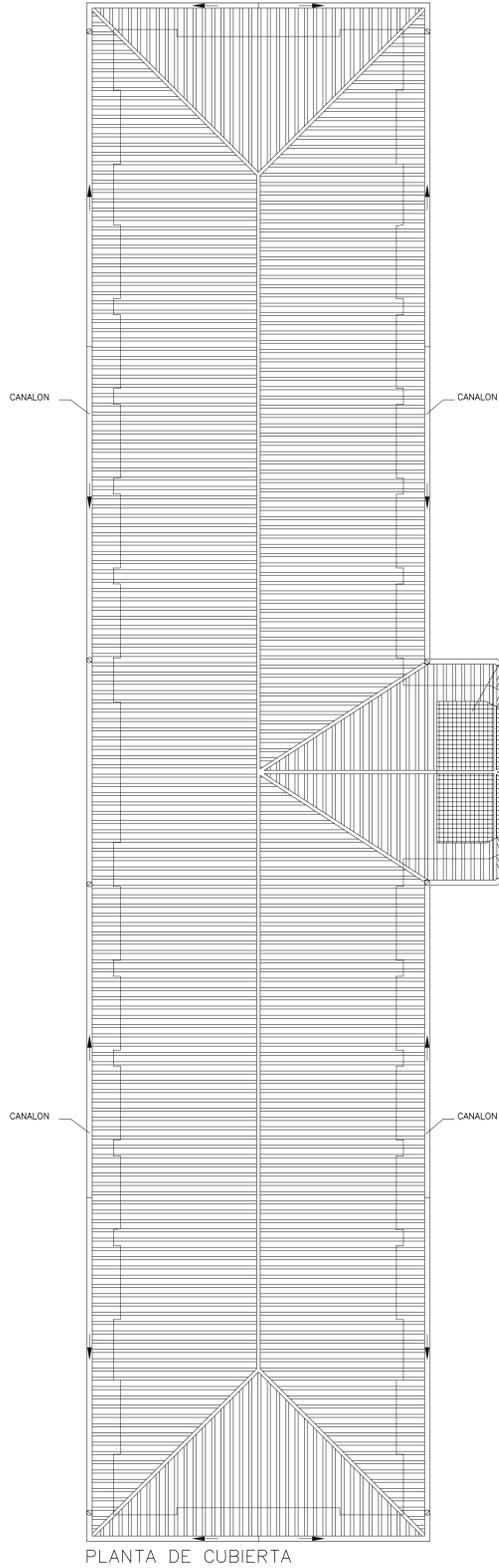


PLANTA DE CUBIERTA

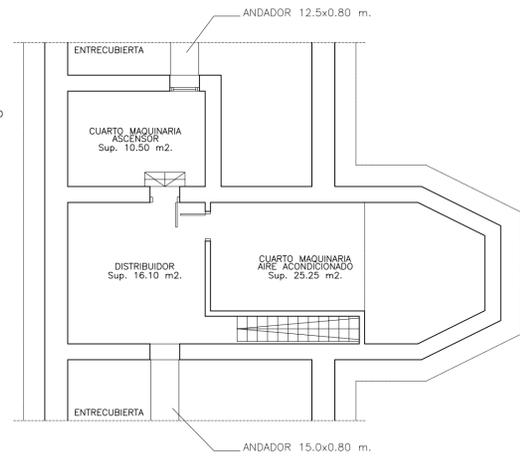


PLANTA ENTRECUBIERTA

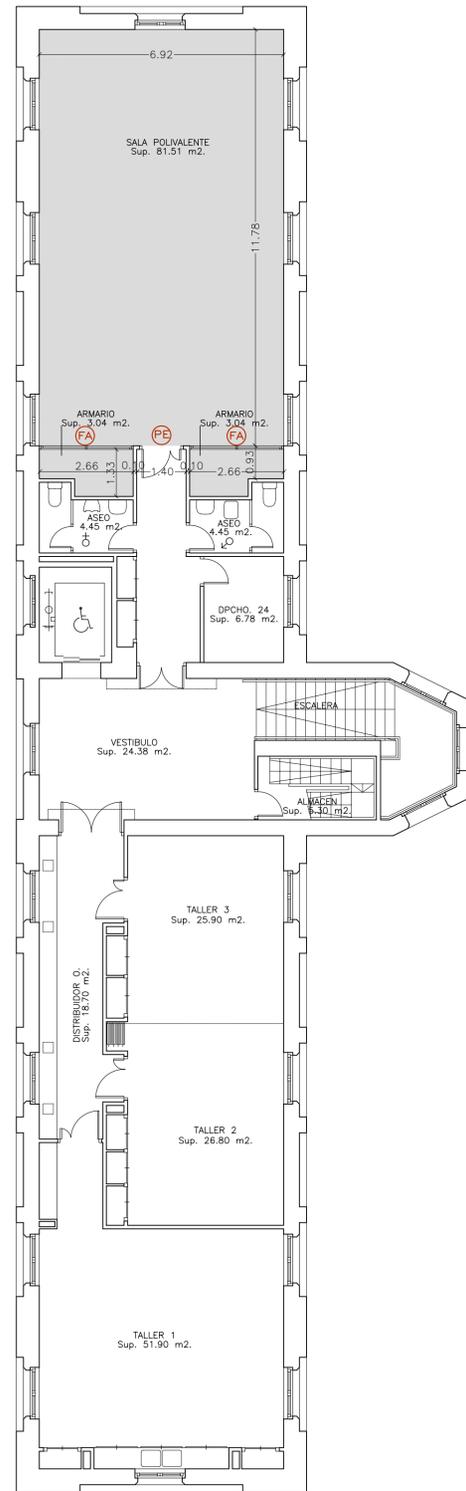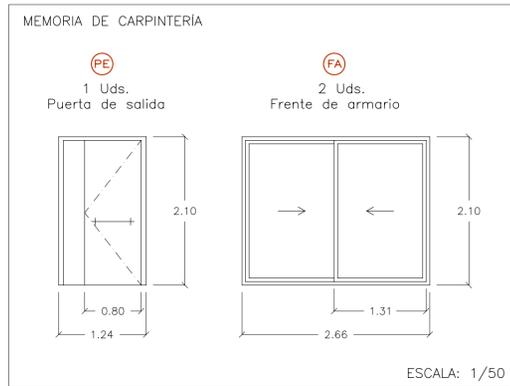

PLANTA SEGUNDA NIVEL 2

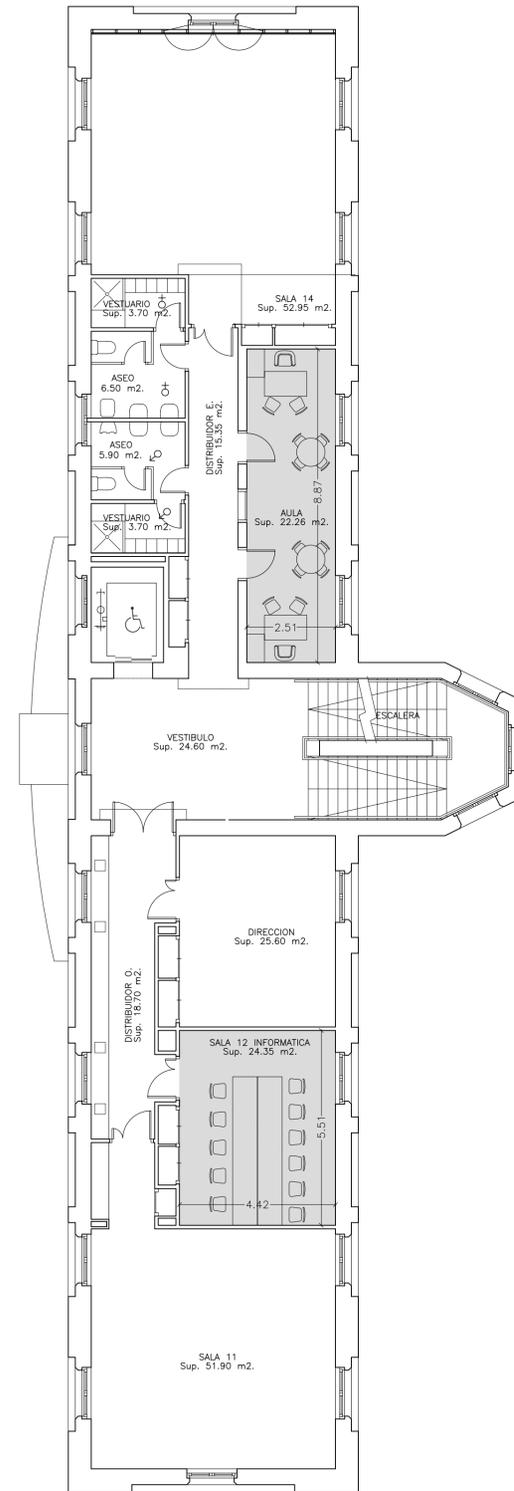



PLANTA PRIMERA NIVEL 1

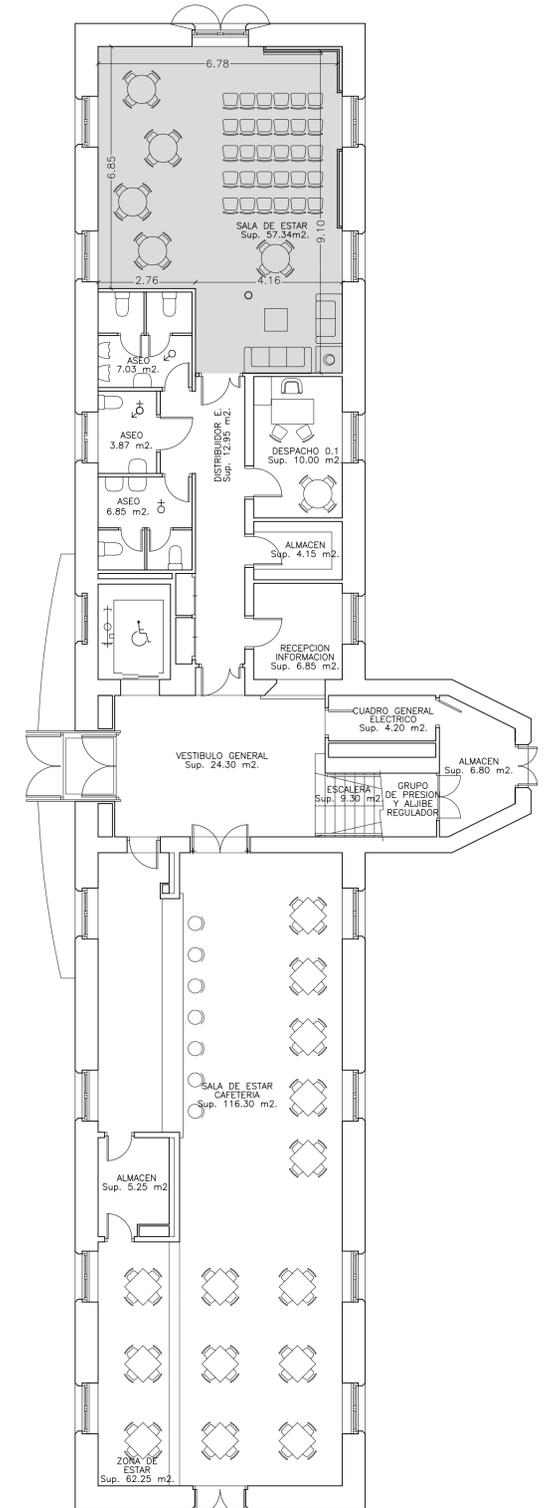

PLANTA BAJA NIVEL 0

■ ZONAS AFECTADAS POR LA INTERVENCIÓN

ARQUITECTO:	TEC. GRADO SUP.:	ESCALA:	REM:
MARÍA PILAR HERNÁNDEZ ENCUESTRA JEFA DE LA UNIDAD DE GESTIÓN DE PROYECTOS I	14 - 16 (OPT) DLC C MAYORES TERMINILLO DISTRIBUCIÓN INT.	1/100	78
		FECHA:	
		JUNIO 2014	

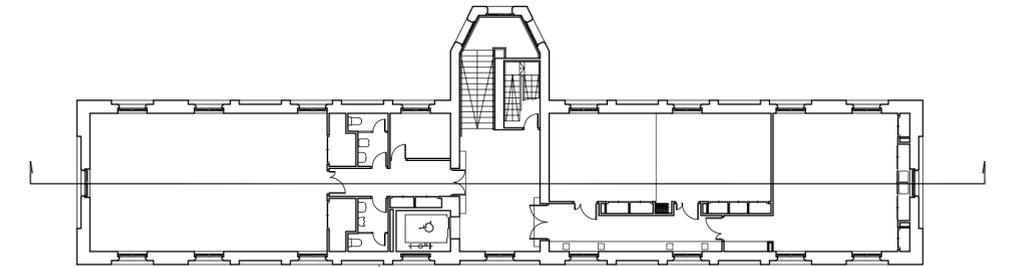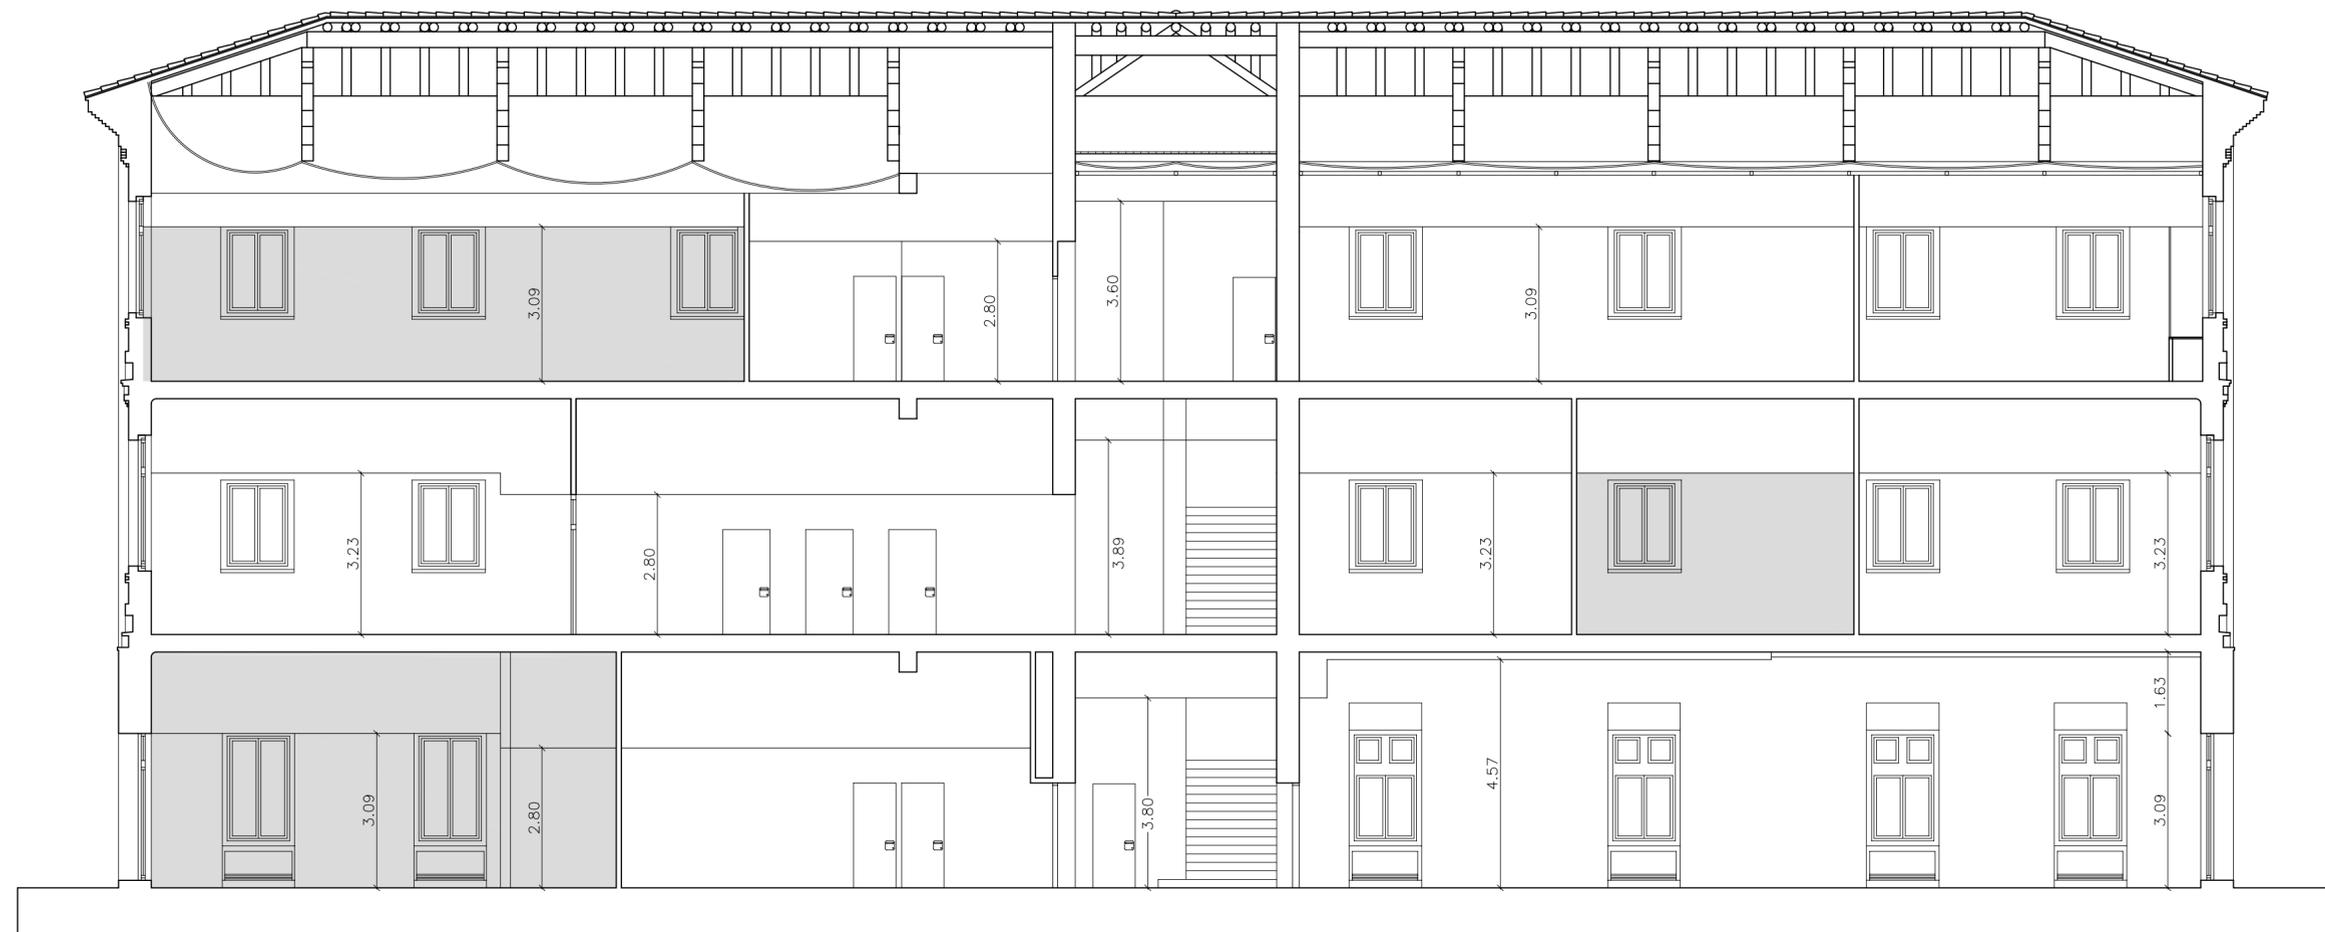

SECCION LONGITUDINAL


 ZONAS AFECTADAS POR LA INTERVENCIÓN

PLANO:


**SECCIÓN LONGITUDINAL**

**A-05**


ARQUITECTO:	TEC. GRADO SUP.:	ESCALA:	REM:
MARÍA PILAR HERNANDO ENCUESTRA JEFA DE LA UNIDAD DE GESTIÓN DE PROYECTOS I		1/100	78
	CÓDIGO:	FECHA:	
	14 - 16 (OFT) DLC C MAYORES TERMINILLO DISTRIBUCION INT.	JUNIO 2014	

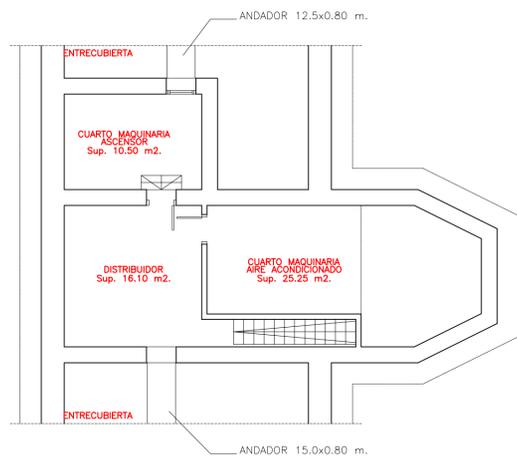


PLANTA ENTRECUBIERTA

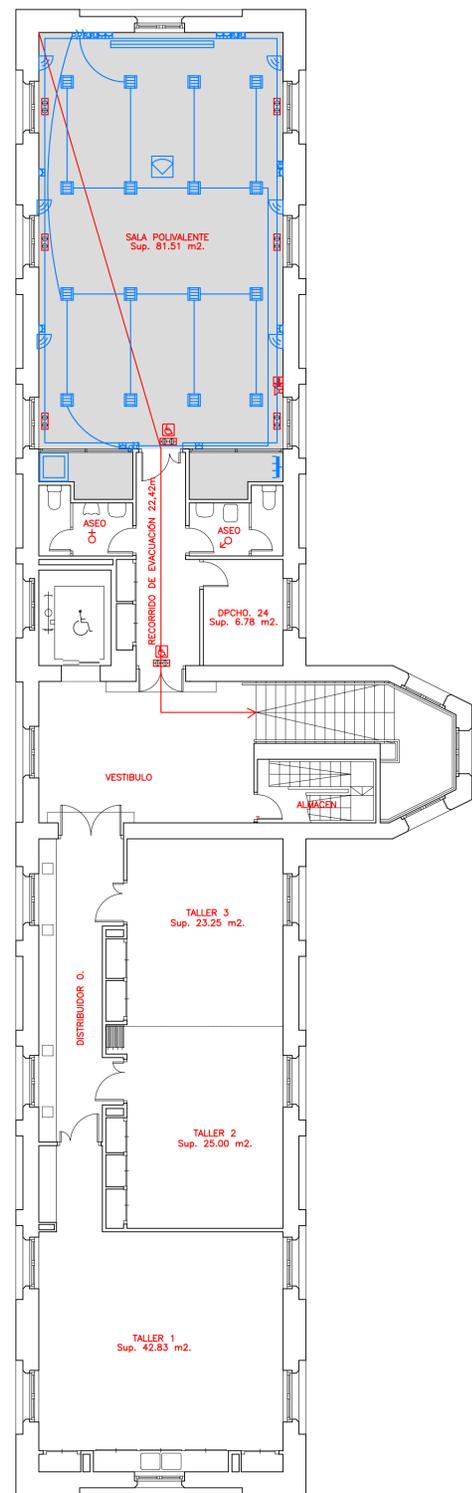

PLANTA SEGUNDA NIVEL 2

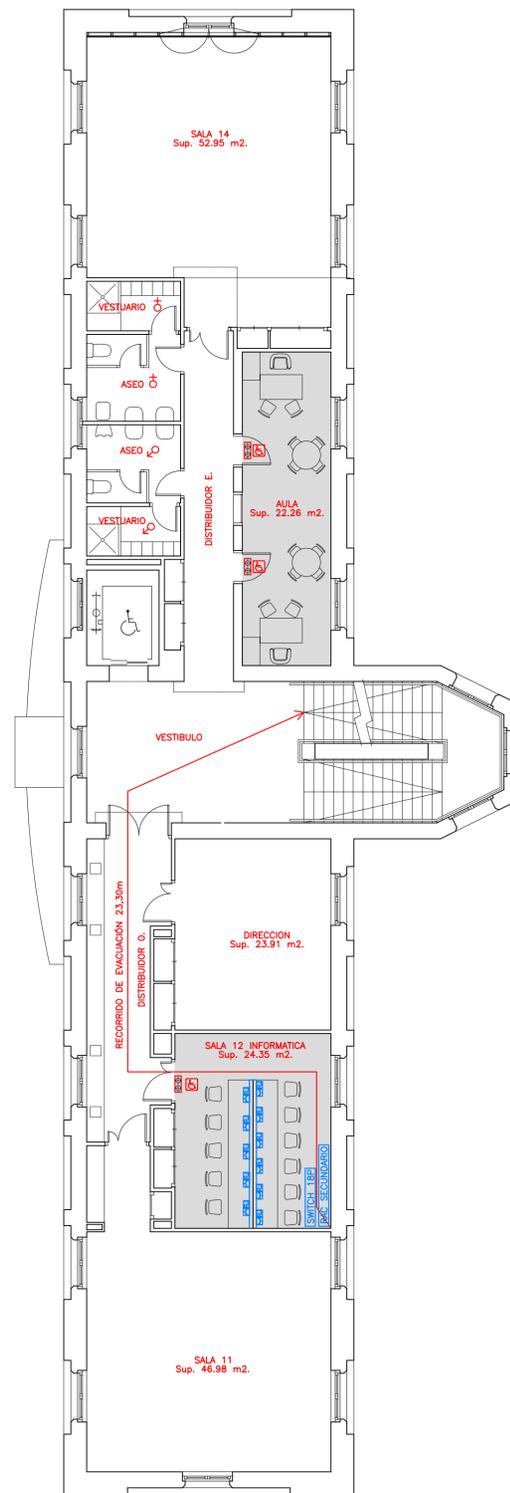

PLANTA PRIMERA NIVEL 1

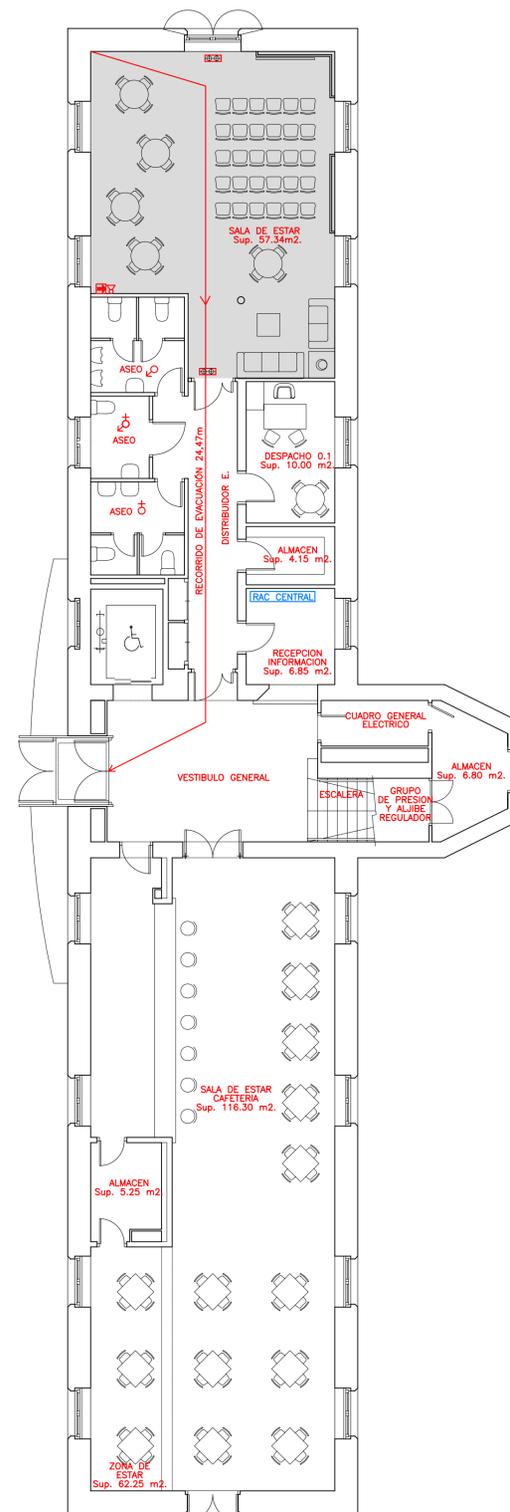

PLANTA BAJA NIVEL 0


LEYENDA PROTECCION INCENDIOS

- EXTINTOR DE EFICACIA 21A/113B DE 6 Kg.
- SEÑALIZACION FOTOLUMINISCENTE EXTINTOR
- ALUMBRADO DE EMERGENCIA CON ROTULO DE SALIDA
- ROTULO DE SALIDA DE EMERGENCIA ACCESIBLE
- RECORRIDO DE EVACUACION
- SUPERFICIES A EFECTOS DEL COMPUTO DE OCUPACION


ELECTRICIDAD Y AUDIOVISUAL

- INTERRUPTOR SIMPLE
- INTERRUPTOR CONMUTADO
- BASE DE ENCHUFE 16A MONTAJE EN CANALETA
- TOMA RJ 45 MONTAJE EN CANALETA
- LUMINARIA EMPOTRABLE DE 4x18 W
- ARMARIO EQUIPAMIENTO AUDIOVISUAL
- CUADRO SALA POLIVALENTE
- ALTAVOCES PARED
- VIDEOPROYECTOR EN TECHO
- PANTALLA ELECTRICA


ARQUITECTO: MARÍA PILAR HERNÁNDEZ ENCUESTRA JEFE DE LA UNIDAD DE GESTIÓN DE PROYECTOS I	TEC. GRADO SUP.: MAYOR	ESCALA: 1/100	REM: 78
	CÓDIGO: 14-16 (OPT) DLC C MAYORES TERMINILLO DISTRIBUCION INT.	FECHA: JUNIO 2014	

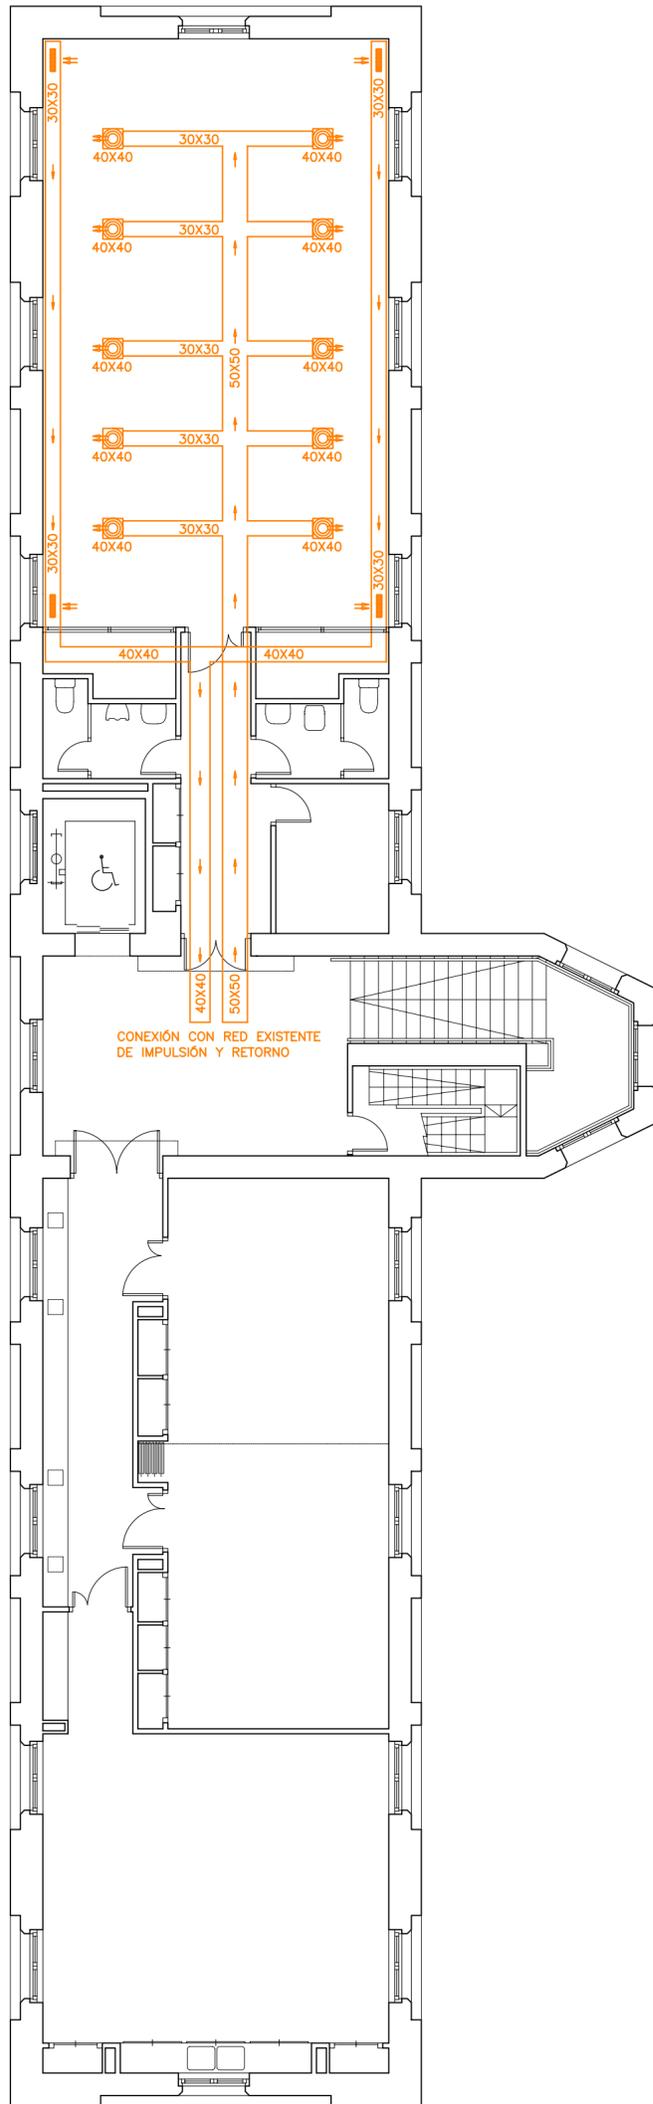


PLANTA SEGUNDA NIVEL 2

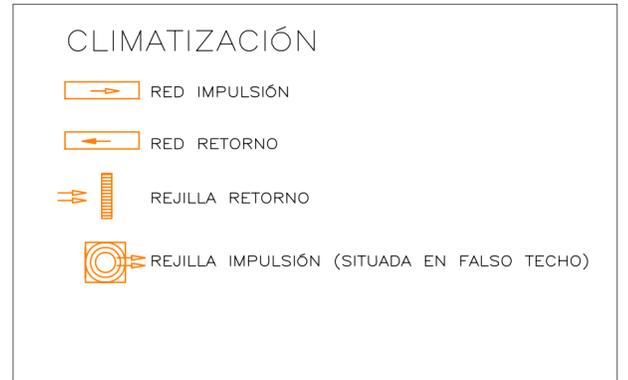


ARQUITECTO:	TEC. GRADO SUP.:	ESCALA:	REM:
MARÍA PILAR HERNANDO ENCUESTRA JEFA DE LA UNIDAD DE GESTIÓN DE PROYECTOS I		1/100	78
	CÓDIGO:	FECHA:	
	14 - 16 (OFT) DLC C MAYORES TERMINILLO DISTRIBUCION INT.	JUNIO 2014	

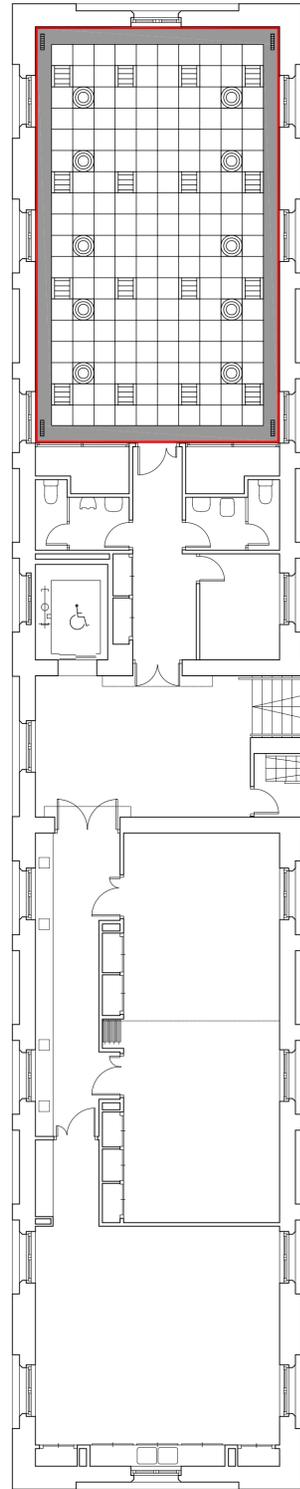

PLANTA SEGUNDA NIVEL 2

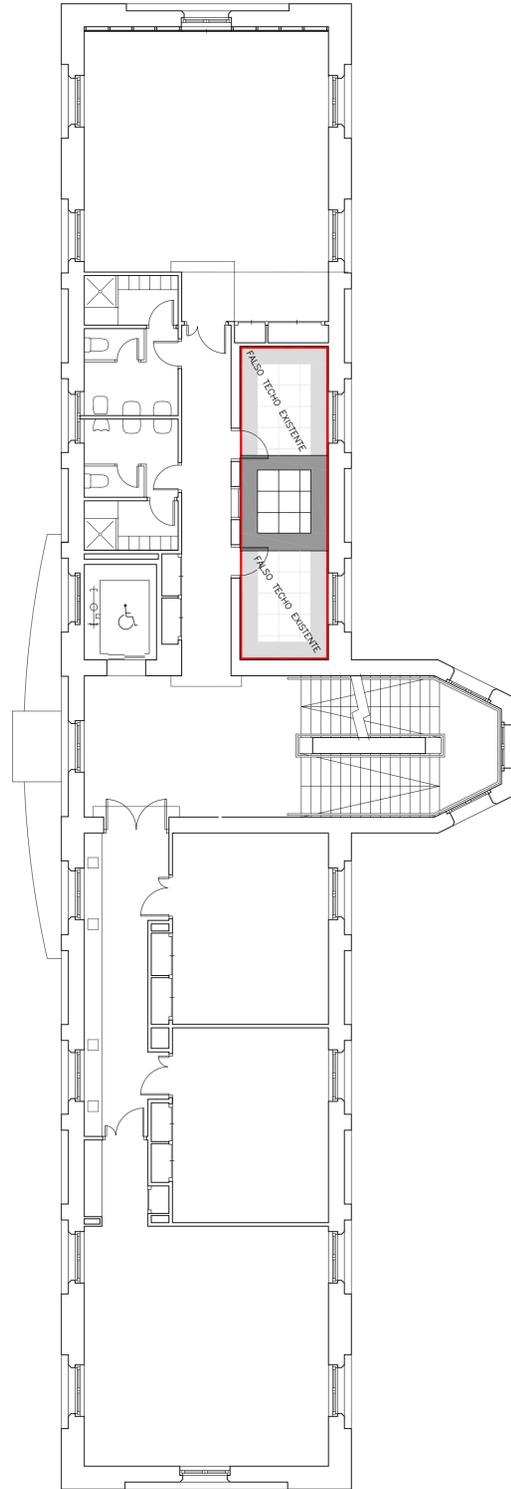

PLANTA PRIMERA NIVEL 1

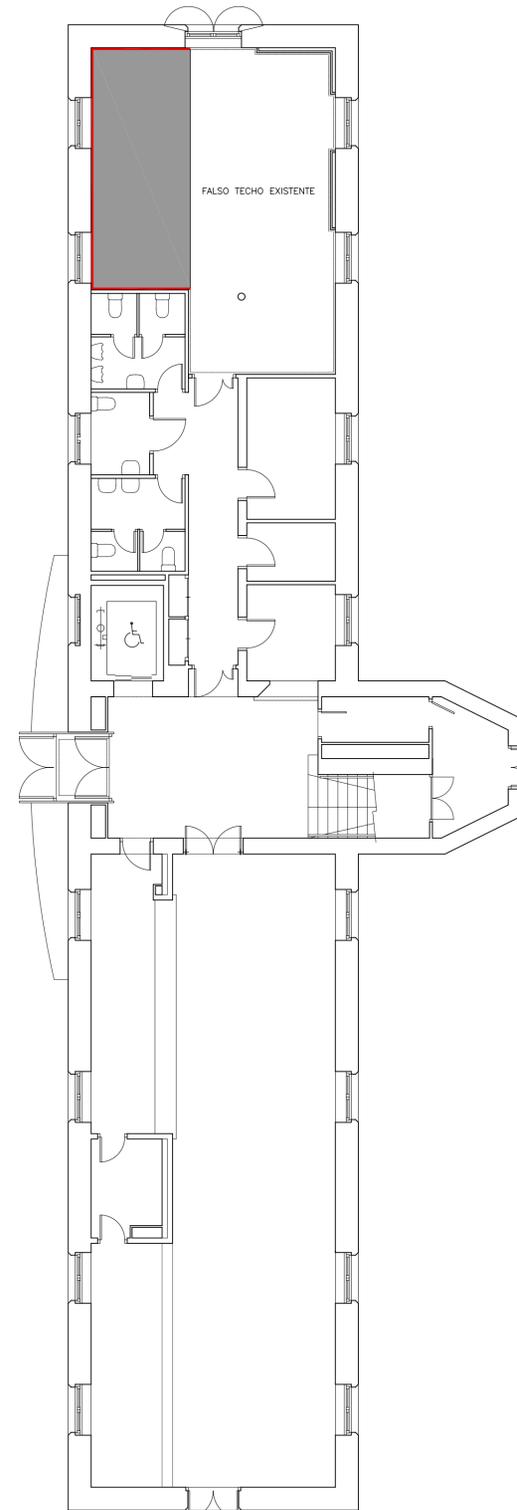

PLANTA BAJA NIVEL 0

CLIMATIZACIÓN



FALSO TECHO DESMONTABLE 60X60 CM



FALSO TECHO CONTINUO DE YESO LAMINADO 13 CM



FOSEADO DE ESCAYOLA PERIMETRAL 5X5 CM

ARQUITECTO:	TEC. GRADO SUP.:	ESCALA:	REM:
MARÍA PILAR HERNANDO ENCUESTRA JEFA DE LA UNIDAD DE GESTIÓN DE PROYECTOS I		1/100	78
	CÓDIGO:	FECHA:	
	14 - 16 (OPT) DLC C MAYORES TERMINILLO DISTRIBUCION INT.	JUNIO 2014	